

MAPA DO CELÓW PROJEKTOWYCH  
SKALA 1 : 500

Ark. Mapy Zasadniczej: 462.324.2212, 462.324.2214.

Miasto: SZCZAWNO - ZDRÓJ

Jednostka ewidencyjna: Szczawno - Zdrój, [022103\_1]

Obręb: NR 1, [0001]

Obiekt: „Ul. Słowackiego 1, 2, 3, ul. Narciarska 2, działki 149/2, 336, 353/26, 353/10, 677, 678/2”.

Kopia mapy zasadniczej zaktualizowanej w obszarze oznaczonym: - grubą linią przerywaną.

Układ współrzędnych Prost. Plaskich: „1965”. Układ wysokościowy: „Kronsztad 86”

Granice działek, użytków gruntowych, zgodnie z mapą ewidencyjną gruntów.


Wykonawca: Kierownik roboty:

GEODETA UPRAWNIIONY  
Roslaniec Waldemar  
58-316 Wałbrzych, ul. Basztowa 39/3  
tel. 074 841-83-46  
NIP 886-110-29-76 Regon: 020744707

WALDEMAR ROSLANIEC  
GEODETA UPRAWNIIONY  
58-314 WAŁBRZYCH, ul. Basztowa 39/3  
Zaśw. Nr 2785 z dn. 1986-02-20  
wyd. przez Kancelię Kwalifikacyjną  
P.U.G. i K.

STAROSTA WAŁBRZYSKI  
Powiatowy Ośrodek Dokumentacji  
Geodezyjnej i Kartograficznej w Wałbrzychu  
W obszarze oznaczonym linią ..... dokonano  
aktualizacji treści mapy zasadniczej. Dokonano  
pomiaru uzupełniającego zgodnie do zasobu  
pomiarowego w 2010-01-2010 ewidencyjnym  
pod nr. 21-649/12  
Ministerstwo map może użyć do celów projektowych.  
Projektowane obiekty budowlane wymagające pozwo-  
lenia na budowę podlegają wywrotu i licznemu  
przebiegiem przez teren nieruchomości  
do wykonania przez geodety  
Z upoważnienia Starosty  
20-07-2010  
Ważność: 2010-07-2010  
Janusz Radomski

Nr Działki: 7011/2012, NR KERG 31-049/2012 Wałbrzych dn. 16.07.2012 r.

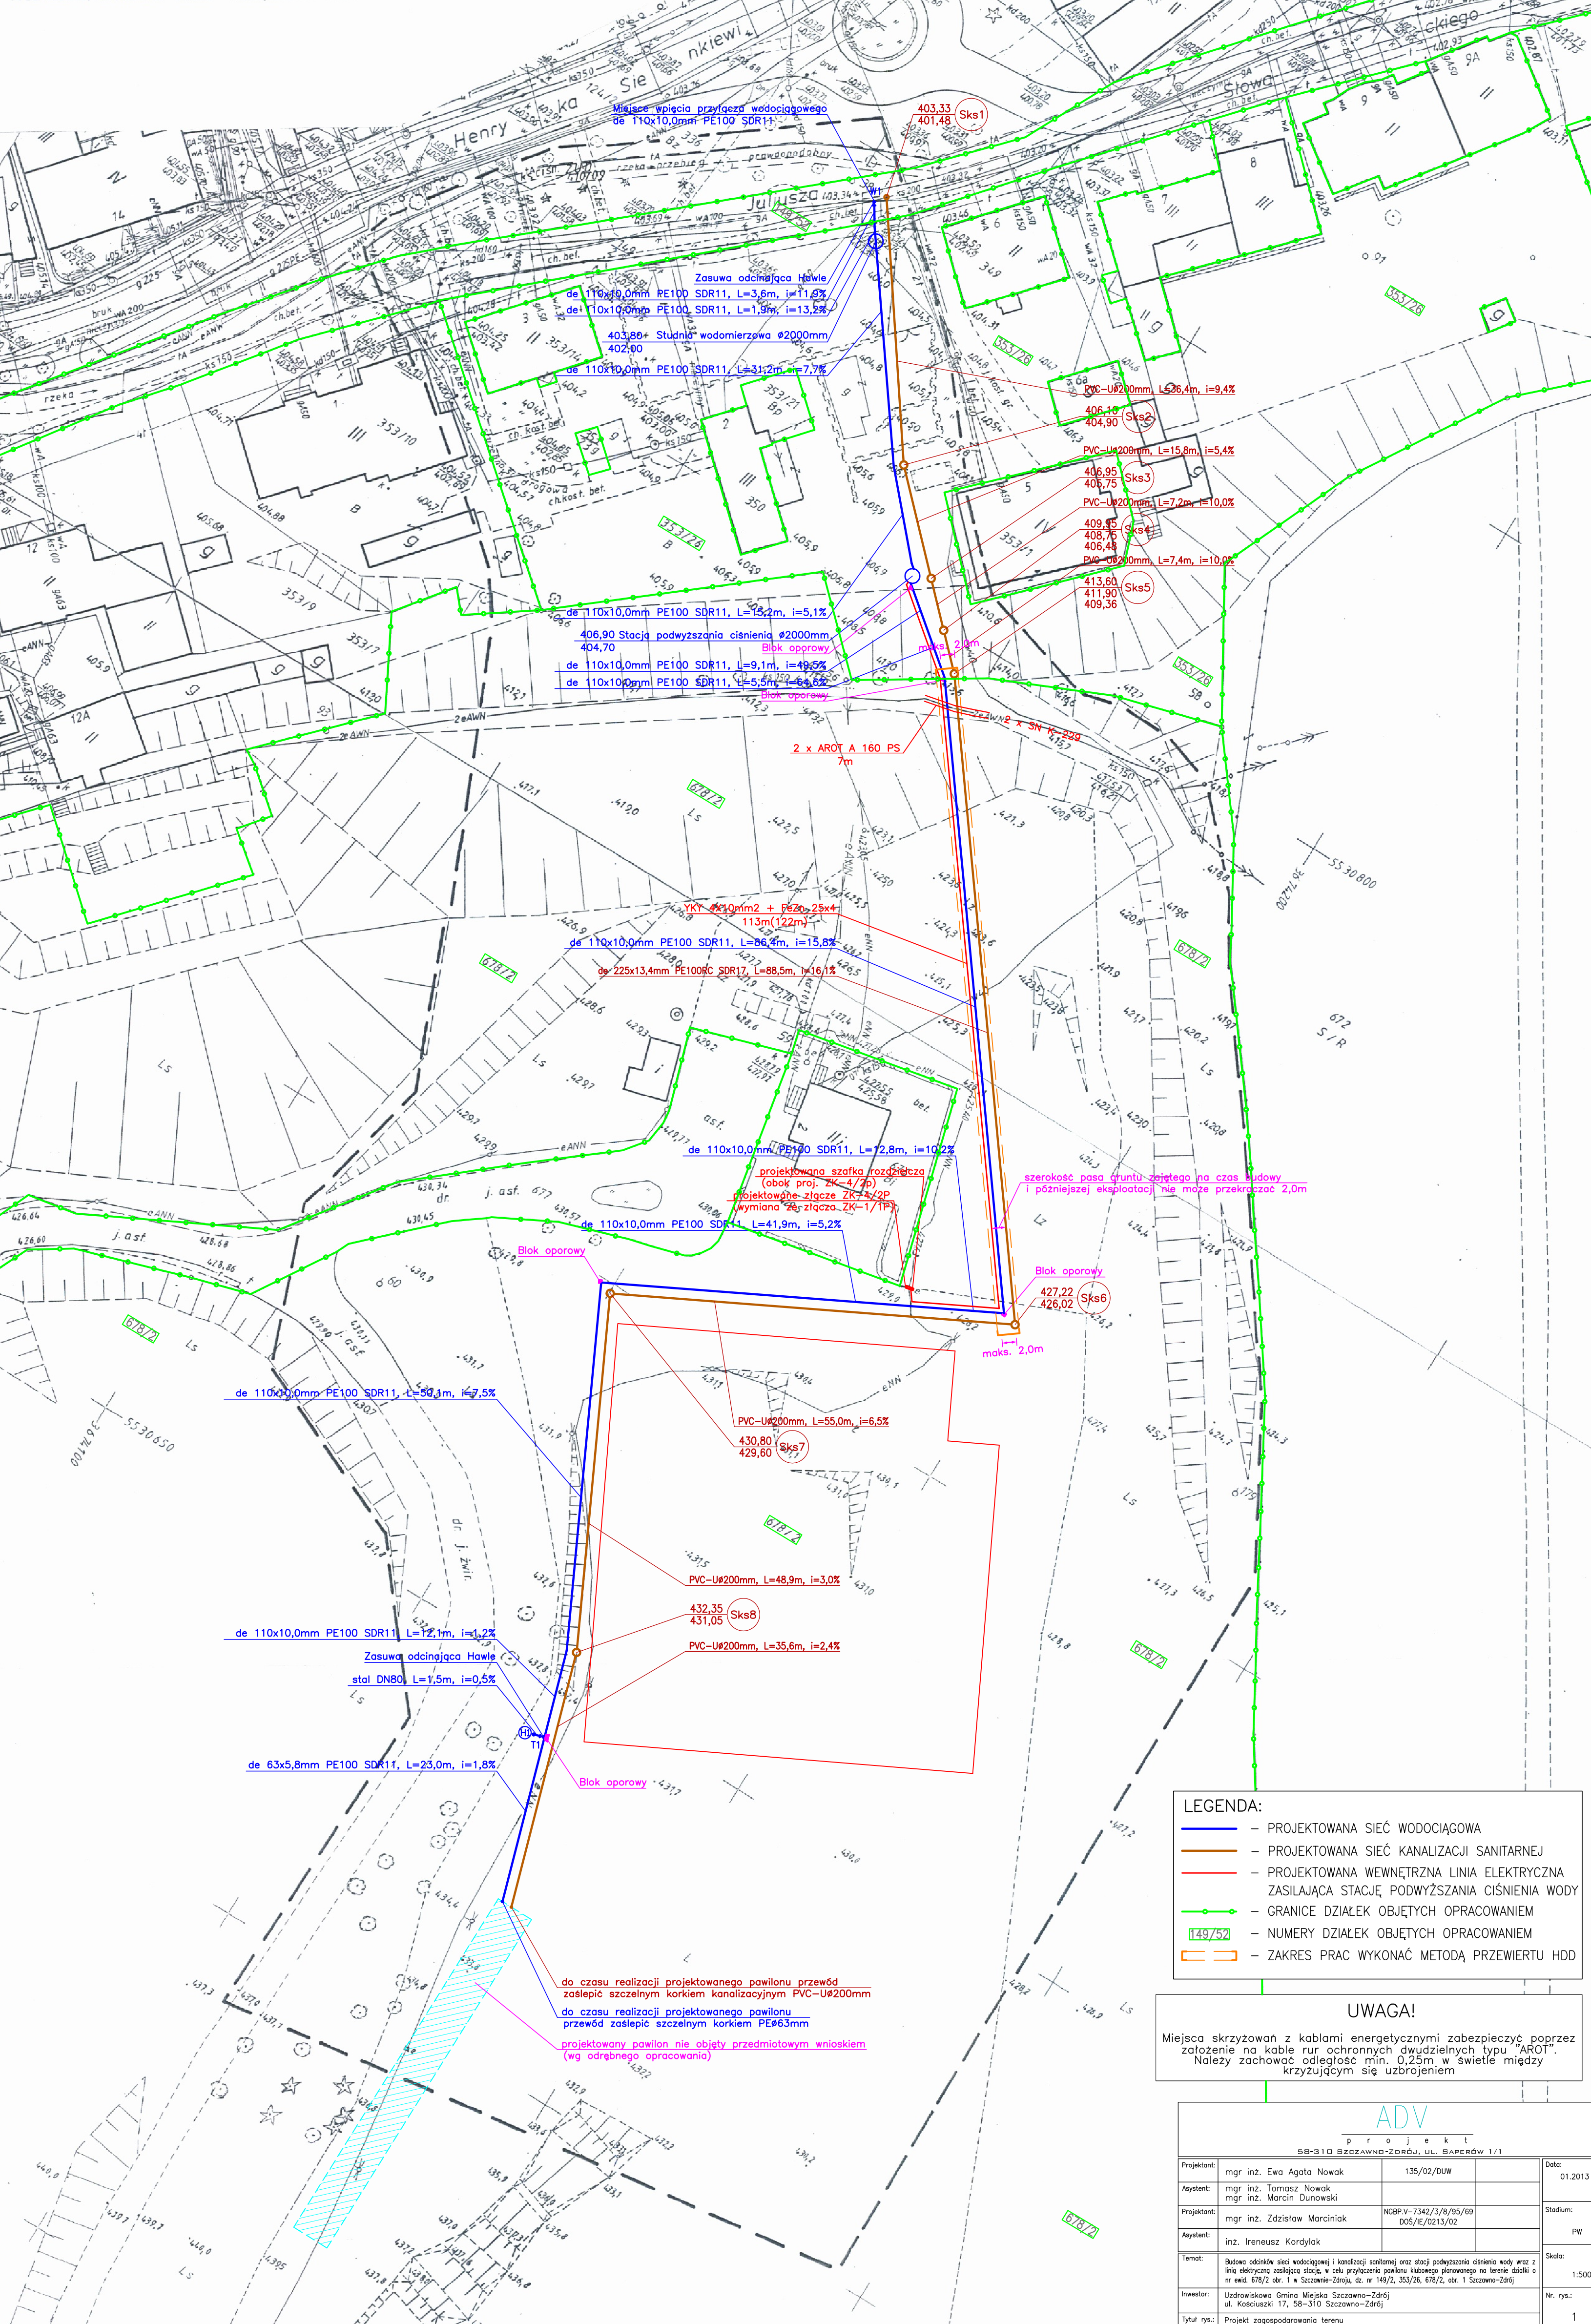

LEGENDA:			
<span style="color: blue;">—</span>	PROJEKTOWANA SIEĆ WODOCIĄGOWA	<span style="color: orange;">—</span>	PROJEKTOWANA SIEĆ KANALIZACJI SANITARNEJ
<span style="color: red;">—</span>	PROJEKTOWANA WEWNĘTRZNA LINIA ELEKTRYCZNA ZASILAJĄCA STACJĘ PODWYŻSZANIA CIŚNIENIA WODY	<span style="color: green;">—</span>	GRANICE DZIAŁEK OBJĘTYCH OPRACOWANIEM
<span style="color: green;">149/52</span>	NUMERY DZIAŁEK OBJĘTYCH OPRACOWANIEM	<span style="color: orange;">—</span>	ZAKRES PRAC WYKONAĆ METODĄ PRZEWIERTU HDD

UWAGA!

Miejsca skrzyżowań z kablami energetycznymi zabezpieczyć poprzez założenie na kabie rur ochronnych dwudzielnych typu "AROT". Należy zachować odległość min. 0,25m w świetle między krzyżującym się uzbrojeniem

ADV			
projekt			
58-310 SZCZAWNO-ZDRÓJ, UL. BAPARÓW 1/1			
Projektant:	mgr inż. Ewa Agata Nowak	135/02/DUW	Data: 01.2013
Asystent:	mgr inż. Tomasz Nowak		
Projektant:	mgr inż. Marcin Dunowski		
Projektant:	mgr inż. Zdzisław Marciński	NGBPV-7342/3/8/95/89	Stadium: PW
Asystent:	inż. Ireneusz Kordyaliak	DO5/IE/0213/02	
Temat:	Budowa odcinka sieci wodociągowej i kanalizacji sanitarnej oraz stacji podwyższania ciśnienia wody wraz z linią elektryczną zasilającą stację, w celu przyłączenia pawilonu klubowego planowanego na terenie działki o nr ewid. 678/2 obr. 1 w Szczawno-Zdroju, do nr 149/2, 353/26, 678/2, obr. 1 Szczawno-Zdrój		
Investor:	Urząd Gminy Miasta Szczawno-Zdrój, ul. Kościuszki 17, 58-310 Szczawno-Zdrój		
Tytuł rys:	Projekt zagospodarowania terenu		
			Skala: 1:500
			Nr. rys: 1