


UWAGI OGÓLNE

- PROJEKT JEST CHRONIONY PRAWEM AUTORSKIM (DZ. U. 94.24.83 Z DNIA 04.02.94). WSZYSTKIE INFORMACJE ZAWARTE W PROJEKCIE STANOWIĄ WŁASNOŚĆ FIRMY 'ASPA PRACOWNIA ARCHITEKTONICZNA' I NIE WOLNO ICH UŻYĆ PONOWNIE, KOPIOWAĆ I REPRODUKOWAĆ BEZ JEJ PISEMNEJ ZGODY
- ZE WZGLĘDU NA CHARAKTER OBIEKTU WSZYSTKIE WYMIARY I RZĘDNE WYKONAWCA JEST ZOBOWIĄZANY DO SPRAWDZENIA NA BUDOWIE, A ZAISTNIAŁE NIEZGODNOŚCI POMIĘDZY PROJEKTEM ARCHITEKTONICZNO – BUDOWLANYM I POZOSTAŁYMI OPRACOWANIAMİ BRANŻOWYMI A STANEM ISTNIEJĄCYM NALEŻY WYJAŚNIĆ I UZGODNIĆ Z GŁÓWNYM PROJEKTANTEM.
- ZAKRES WYKONANIA I OBOWIĄZKI PRZY ROBOTACH BUDOWLANYCH – ZGODNIE ZE SZTUKĄ BUDOWLANĄ (WARUNKI TECHNICZNE WYKONANIA I ODBIORU ROBÓT BUDOWLANO–MONTAŻOWYCH).
- WYKONAWCA JEST ZOBOWIĄZANY DO ZORGANIZOWANIA PLACU BUDOWY W SPOSÓB SPEŁNIAJACY WSZYSTKIE WARUNKI BHP, SANEPID I PPOŻ. WSZYSCY PRACOWNICY POWINNI ZOSTAĆ PRZESZKOLENI W ZAKRESIE BHP I PRZEPISÓW PPOŻ.
- WSZYSTKIE ROZWIĄZANIA TECHNOLOGICZNE I MATERIAŁOWE WINNY POSIADAĆ ODPOWIEDNIE CERTYFIKATY I ATESTY ORAZ POWINNY BYĆ WYKONYWANE ŚCIŚLE WG INSTRUKCJI PRODUCENTA.
- WSZYSTKIE ROZWIĄZANIA SYSTEMOWE POWINNY ZOSTAĆ WYKONANE ŚCIŚLE WEDŁUG ZALECEŃ I INSTRUKCJI PRODUCENTA.
- SZCZEGÓŁOWE ROZMIESZCZENIE WSZYSTKICH WEWNĘTRZNYCH INSTALACJI W BUDYNKU WG PROJEKTÓW BRANŻOWYCH.
- WSZYSTKIE PROJEKTY INSTALACJI, WYPOSAŻENIA ORAZ MONTAŻU URZĄDZEŃ TECHNOLOGICZNYCH NIE OBJĘTE ZAKRESEM PROJEKTU ARCHITEKTONICZNEGO PRZEZ PRACOWNIĘ „ASPA PRACOWNIA ARCHITEKTONICZNA”, WYMAGAJĄ UZGODNIENIA PRZEZ PROJEKTANTÓW LUB JEDNOSTKI PROJEKTOWE– BRANŻOWE ODPOWIEDZIALNE ZA W/W PROJEKTY. W INNYM WYPADKU ASPA PRACOWNIA ARCHITEKTONICZNA NIE PONOSI ODPOWIEDZIALNOŚCI ZA W/W SYSTEMY.

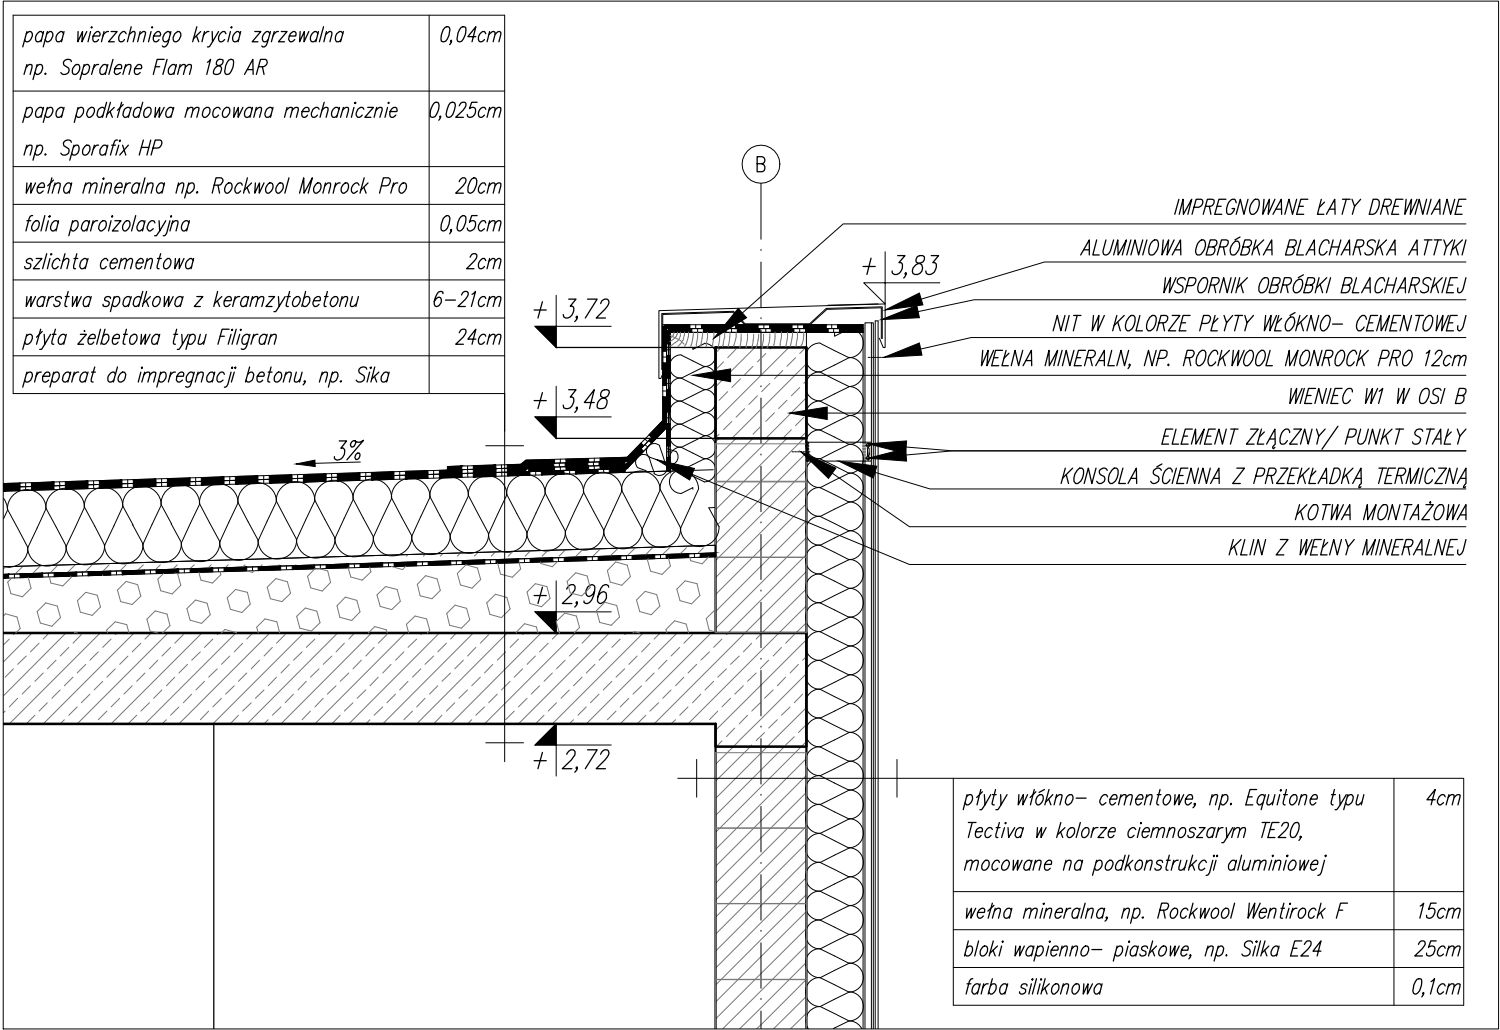

INWESTOR: Uzdrowiskowa Gmina Miejska Szczawno- Zdrój ul. Kościuszki 17 58-310 Szczawno- Zdrój		
PROJEKTANT: ASPA PRACOWNIA ARCHITEKTONICZNA Sp. z o.o. Sp. komandytowa ul. Zielonego Dębu 6, 51-621 Wrocław tel: 0713422278 fax: 0713422278 web: www.as-pa.pl email: biuro@as-pa.pl		
TEMAT: Rewitalizacja teatru letniego wraz z rozbudową instalacji oświetlenia terenu oraz zasilania kamer monitoringu, z przyłączem wody, kanalizacji, wlv dz. nr 678/2,obręb 1, Szczawno- Zdrój		nr umowy: nr projektu: 1402
BRANŻE:		
architektura i koordynacja:		nr uprawnień:
projektant :	mgr inż. arch. Maciej Szarapo	19/06/DDIA
sprawdzający:	mgr inż. arch. Łukasz Komar	09/06/DDIA
współpraca:	mgr inż. arch. Agnieszka Osowicz	
współpraca:	mgr inż. arch. Aleksandra Mitoraj	
konstrukcja		nr uprawnień:
projektant:	mgr inż. Andrzej Kowal	162/92/UW
sprawdzający:	mgr inż. Anatol Najdek	13/02/DUW
instalacje sanitarne		nr uprawnień:
projektant:	inż. Dariusz Boreczek	197/99/DUW
sprawdzający:	inż. Paweł Krzykawiak	213/99/DUW
instalacje elektryczne		nr uprawnień:
projektant:	mgr inż. Piotr Cieslak	287/DDŚ/06
sprawdzający:	inż. Rafał Bulak	109/DDŚ/05
stadium: PROJEKT_WYKONAWCZY		branża: ARCHIT._KONST.
nr tematu nr fazy faza branża 1402 02 PW A		data: 18-04-2014
tenat rysunku: DETAL_1_ATTYPKA_STROPDACHU		skala: 1:20
		nr rysunku: PW-A-501
		nr planszy: 15