
 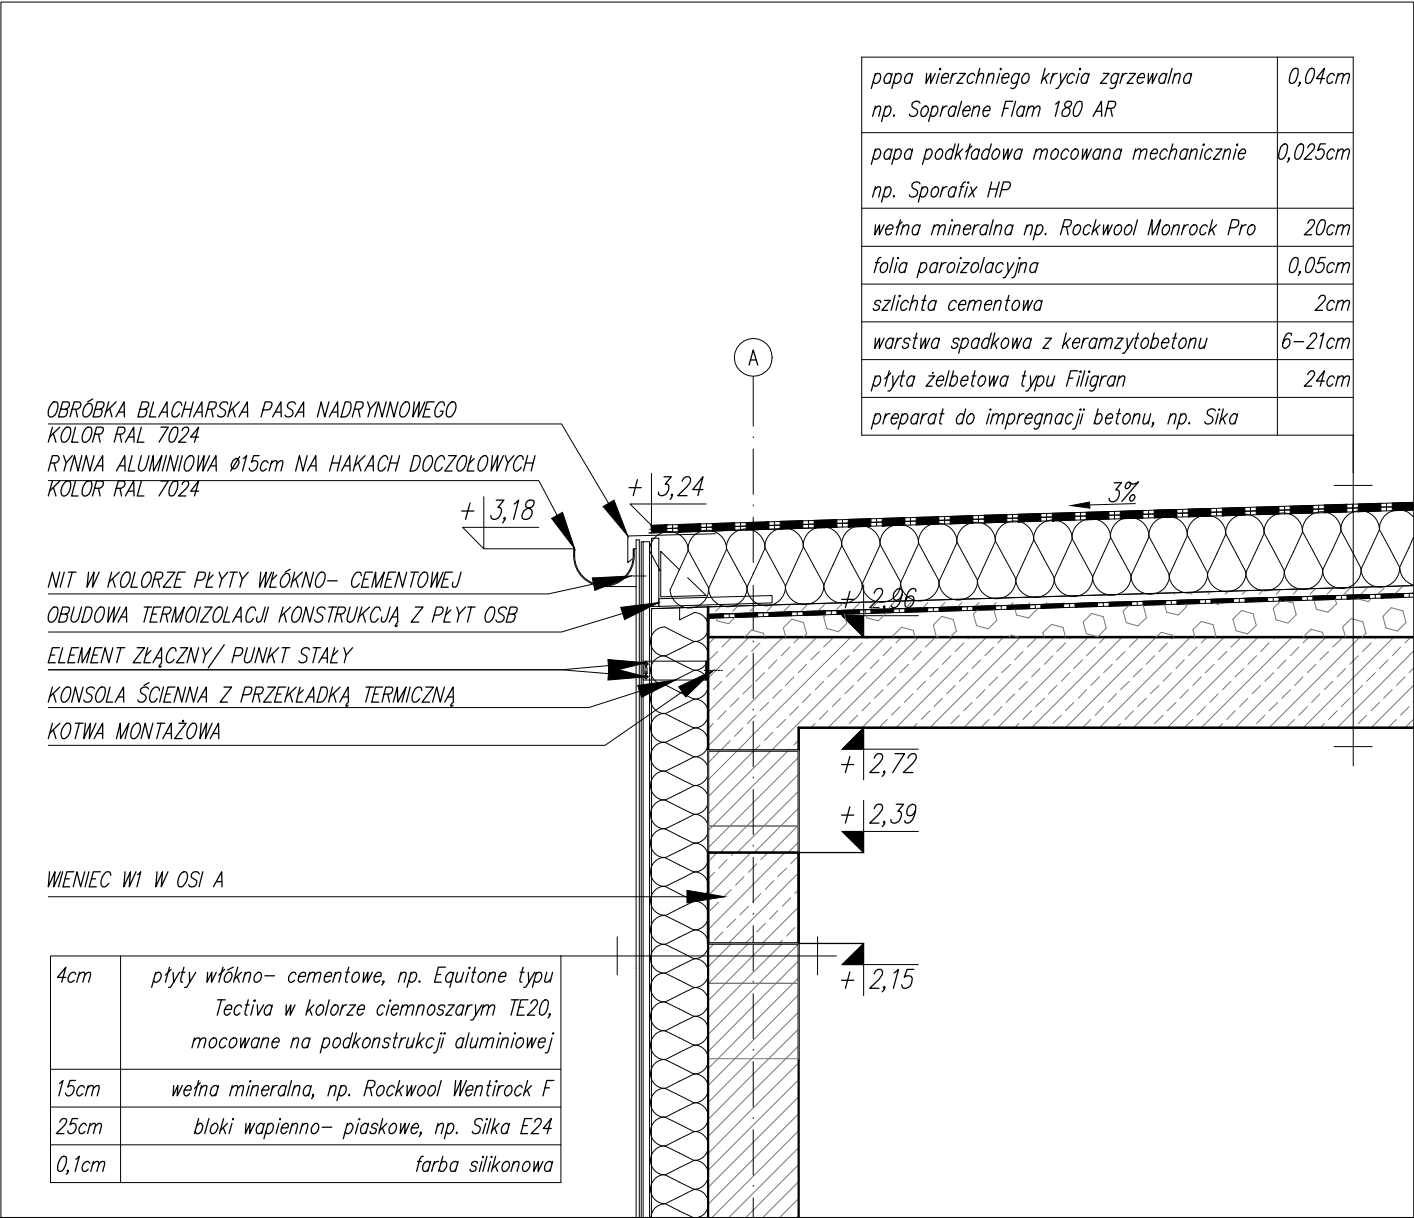


UWAGI OGÓLNE

1. PROJEKT JEST CHRONIONY PRAWEM AUTORSKIM (DZ. U. 94.24.83 Z DNIA 04.02.94). WSZYSTKIE INFORMACJE ZAWARTE W PROJEKCIE STANOWIĄ WŁASNOŚĆ FIRMY 'ASPA PRACOWNIA ARCHITEKTONICZNA' I NIE WOLNO ICH UŻYĆ PONOWNIE, KOPIOWAĆ I REPRODUKOWAĆ BEZ JEJ PISEMNEJ ZGODY
2. ZE WZGLĘDU NA CHARAKTER OBIEKTU WSZYSTKIE WYMIARY I RZĘDNE WYKONAWCA JEST ZOBOWIĄZANY DO SPRAWDZENIA NA BUDOWIE, A ZAISTNIAŁE NIEZGODNOŚCI POMIĘDZY PROJEKTEM ARCHITEKTONICZNO – BUDOWLANYM I POZOSTAŁYMI OPRACOWANIAMI BRANŻOWYMI A STANEM ISTNIEJĄCYM NALEŻY WYJAŚNIĆ I UZGODNIĆ Z GŁÓWNYM PROJEKTANTEM.
3. ZAKRES WYKONANIA I OBOWIĄZKI PRZY ROBOTACH BUDOWLANYCH – ZGODNIE ZE SZTUKĄ BUDOWLANĄ (WARUNKI TECHNICZNE WYKONANIA I ODBIORU ROBÓT BUDOWLANO–MONTAŻOWYCH).
4. WYKONAWCA JEST ZOBOWIĄZANY DO ZORGANIZOWANIA PLACU BUDOWY W SPOSÓB SPEŁNIAJACY WSZYSTKIE WARUNKI BHP, SANEPID I PPOŻ. WSZYSTYCY PRACOWNICY POWINNI ZOSTAĆ PRZESZKOLENI W ZAKRESIE BHP I PRZEPISÓW PPOŻ.
5. WSZYSTKIE ROZWIĄZANIA TECHNOLOGICZNE I MATERIAŁOWE WINNY POSIADAĆ ODPOWIEDNIE CERTYFIKATY I ATESTY ORAZ POWINNY BYĆ WYKONYWANE ŚCIŚLE WG INSTRUKCJI PRODUCENTA.
6. WSZYSTKIE ROZWIĄZANIA SYSTEMOWE POWINNY ZOSTAĆ WYKONANE ŚCIŚLE WEDŁUG ZALECEŃ I INSTRUKCJI PRODUCENTA.
7. SZCZEGÓŁOWE ROZMIESZCZENIE WSZYSTKICH WEWNĘTRZNYCH INSTALACJI W BUDYNKU WG PROJEKTÓW BRANŻOWYCH.
8. WSZYSTKIE PROJEKTY INSTALACJI, WYPOSAŻENIA ORAZ MONTAŻU URZĄDZEŃ TECHNOLOGICZNYCH NIE OBJĘTE ZAKRESEM PROJEKTU ARCHITEKTONICZNEGO PRZEZ PRACOWNIĘ „ASPA PRACOWNIA ARCHITEKTONICZNA”, WYMAGAJĄ UZGODNIENIA PRZEZ PROJEKTANTÓW LUB JEDNOSTKI PROJEKTOWE– BRANŻOWE ODPOWIEDZIALNE ZA W/W PROJEKTY. W INNYM WYPADKU ASPA PRACOWNIA ARCHITEKTONICZNA NIE PONOSI ODPOWIEDZIALNOŚCI ZA W/W SYSTEMY.



INWESTOR: Uzdrowiskowa Gmina Miejska Szczawno- Zdrój ul. Kościuszki 17 58-310 Szczawno- Zdrój			
PROJEKTANT: ASPA PRACOWNIA ARCHITEKTONICZNA Sp. z o.o. Sp. komandytowa ul. Zielonego Dębu 6, 51-621 Wrocław tel: 0713422278 fax: 0713422278 web: www.as-pa.pl email: biuro@as-pa.pl			
TEMAT: Rewitalizacja teatru letniego wraz z rozbudową instalacji oświetlenia terenu oraz zasilania kamer monitoringu, z przyłączem wody, kanalizacji, wlv dz. nr 678/2,obręb 1, Szczawno- Zdrój			nr umowy: nr projektu 1402
BRANŻE:			
architektura i koordynacja:		nr uprawnień:	podpisy:
projektant :	mgr inż. arch. Maciej Szarapo	19/06/DDIA	
sprawdzający:	mgr inż. arch. Łukasz Komar	09/06/DDIA	
współpraca:	mgr inż. arch. Agnieszka Osowicz		
współpraca:	mgr inż. arch. Aleksandra Mitoraj		
konstrukcja		nr uprawnień:	podpisy:
projektant:	mgr inż. Andrzej Kowal	162/92/UW	
sprawdzający:	mgr inż. Anatol Najdek	13/02/DUW	
instalacje sanitarne		nr uprawnień:	podpisy:
projektant:	inż. Dariusz Boreczek	197/99/DUW	
sprawdzający:	inż. Paweł Krzykawiak	213/99/DUW	
instalacje elektryczne		nr uprawnień:	podpisy:
projektant:	mgr inż. Piotr Cieślak	287/DDŚ/06	
sprawdzający:	inż. Rafał Bulak	109/DDŚ/05	
stadium: PROJEKT_WYKONAWCZY		branża: ARCHIT._KONST.	data: 18-04-2014
nr tematu nr fazy faza branża 1402 02 PW A 		zmiana:	skala: 1:20
temat rysunku: DETAL_1_OBRZEŻE_STROPODACHU_Z_ODWODNIENIEM ZEWNĘTRZNYM_DO_RYNIEN		nr rysunku: PW-A-502 nr planszy: 16	