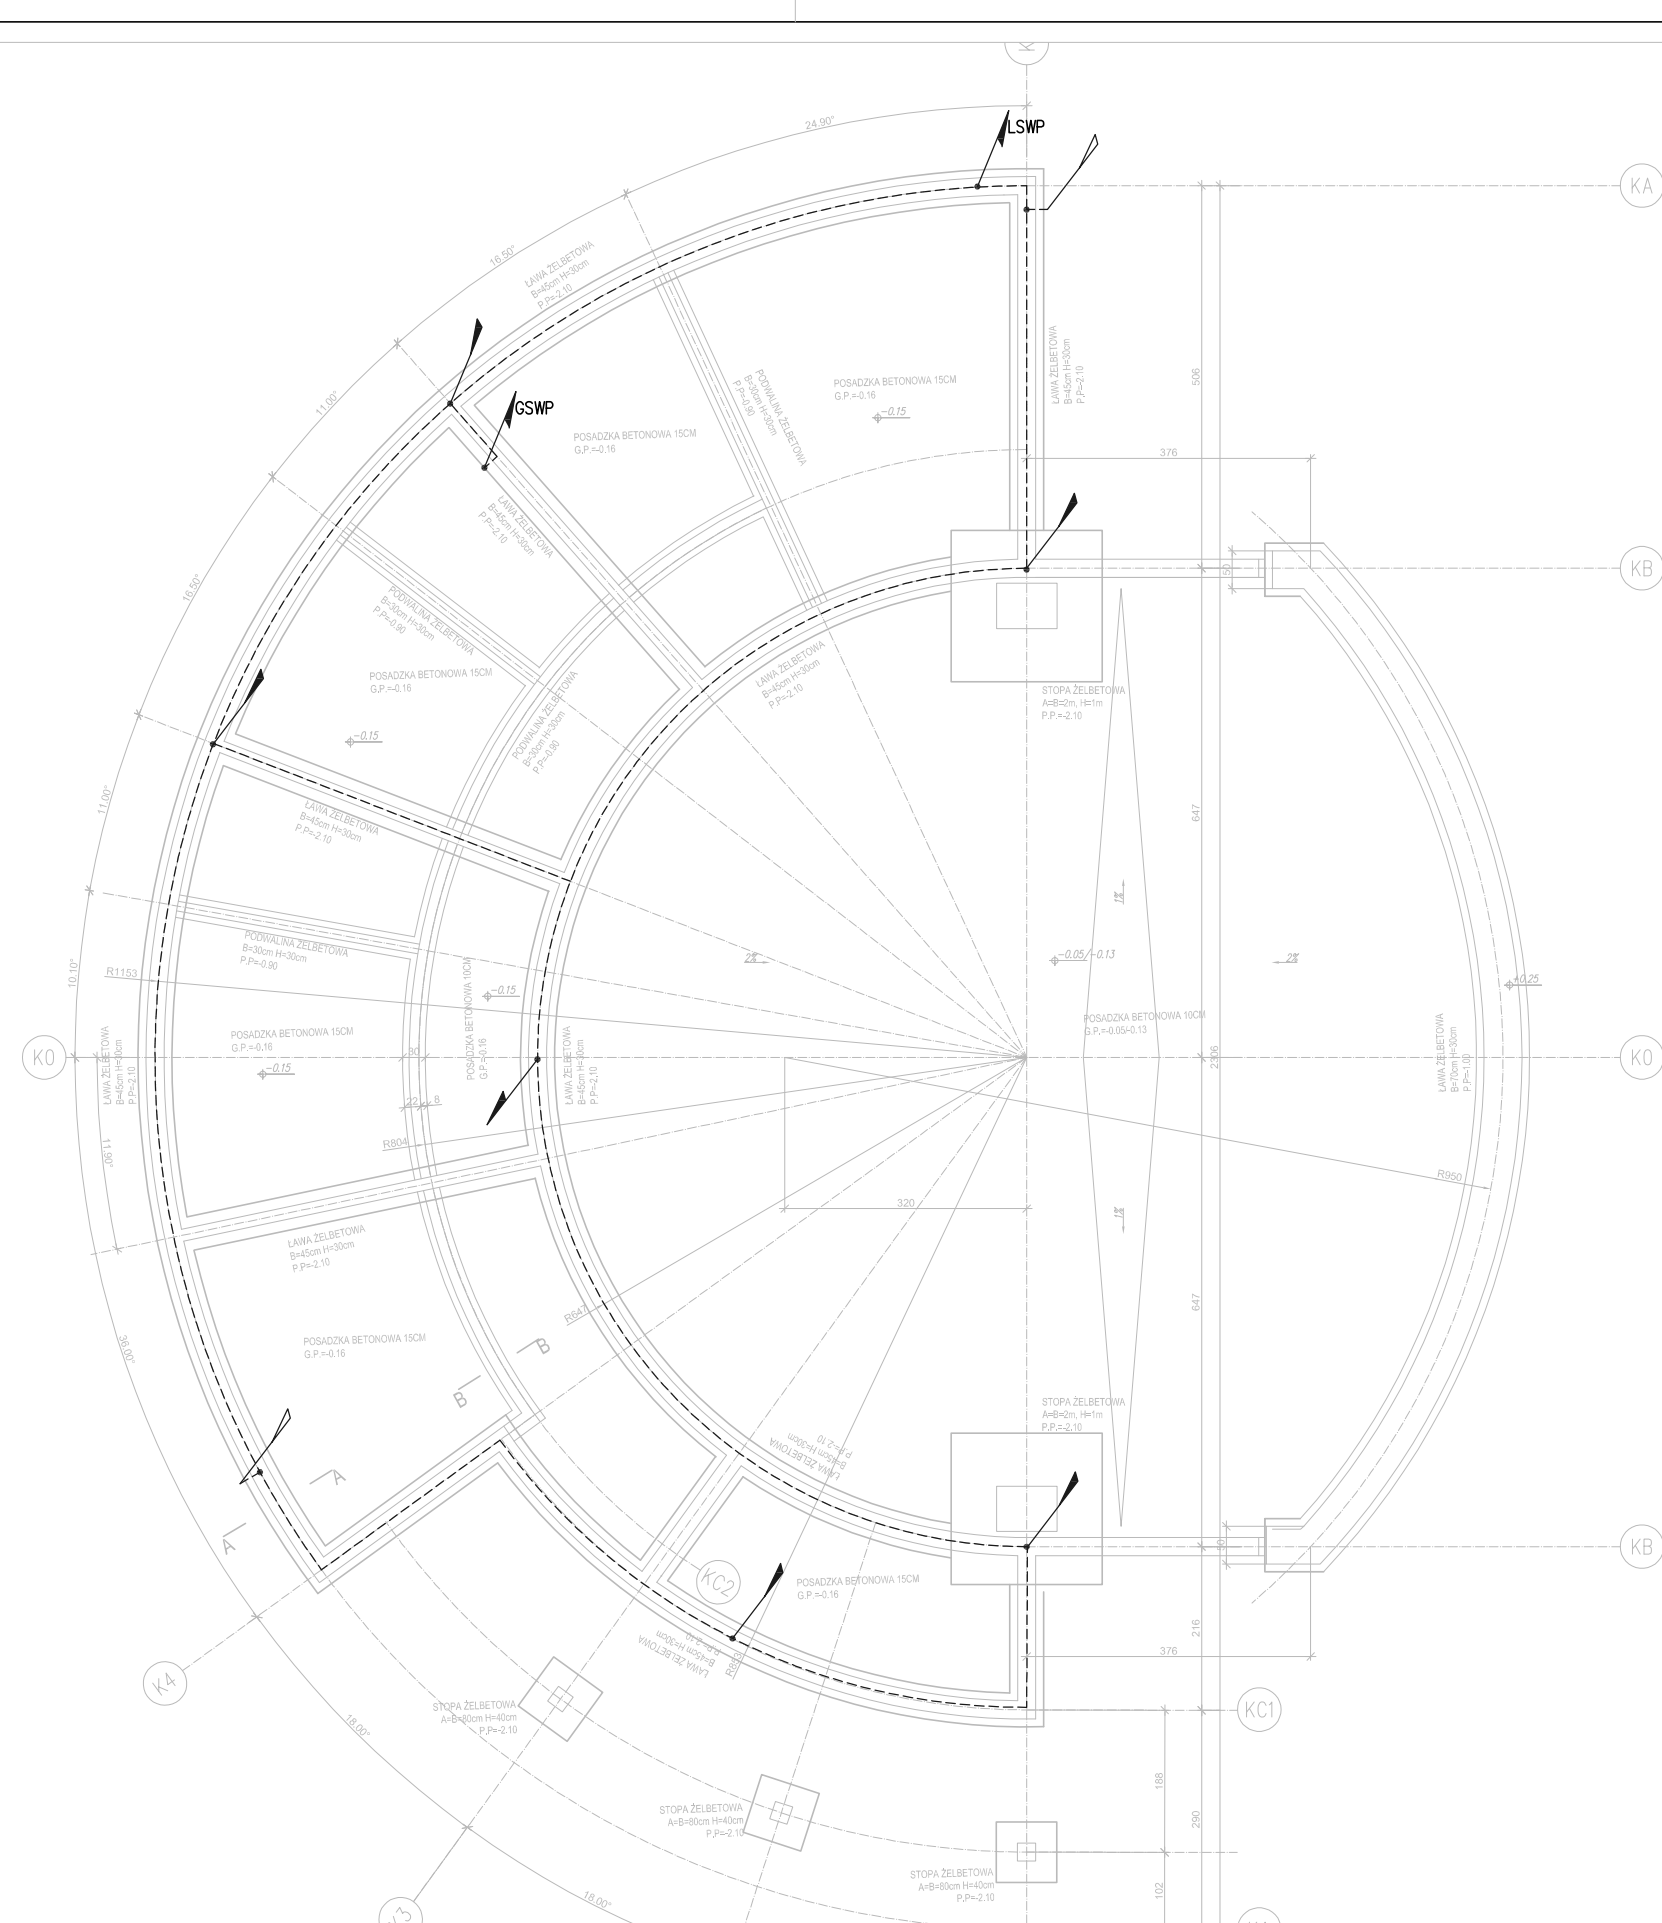


[illegible]

WZKROŚCIE Ułamkowski Grzegorz Mięsko Szczeniowski ul. Kosciuszki 17 58-110 Szczeniowski-Zdrój			
PROJEKTANT: ASPA PRACOWNIA ARCHYTEKTONICZNA Sp. z o.o. Sp. komandytowa ul. Górnego Działu 6, 51-621 Wrocław			
tel. (71) 342 32 53 fax (71) 342 32 70 e-mail biuro@aspa.pl www.aspa.pl			
Tytuł: Realizacja systemu elektrycznego wraz z rozbiórką instalacji oświetlenia biurowego oraz zadziałania kamery nawiązkiobrazu z zainstalacją systemu sterowania wentylacją		Wzrosty: 1402	
adres: ul. 6782 Szczeniowski 1, Szczeniowski-Zdrój		Wzrosty: 1402	
Instalacje elektryczne		w ułamkowski	adres
projektant: mgr inż. Piotr Działek	2810060906	1402	
wykonawca: mgr inż. Rafał Białak	1010060905	1402	
nazwa: PROJEKT WYKONAWCZY	branża: ELEKTRYCZNA	data: 18-04-2014	
1402 02 PW E	plan:	skala: 1:100	
wersja projektu:	Wzrosty:	1402	
Rzut fundamentów - instalacja uziemiająca Rzut chłodziwa - instalacja odgromowa		1402	