



RZUT FUNDAMENTÓW
SKALA 1:50

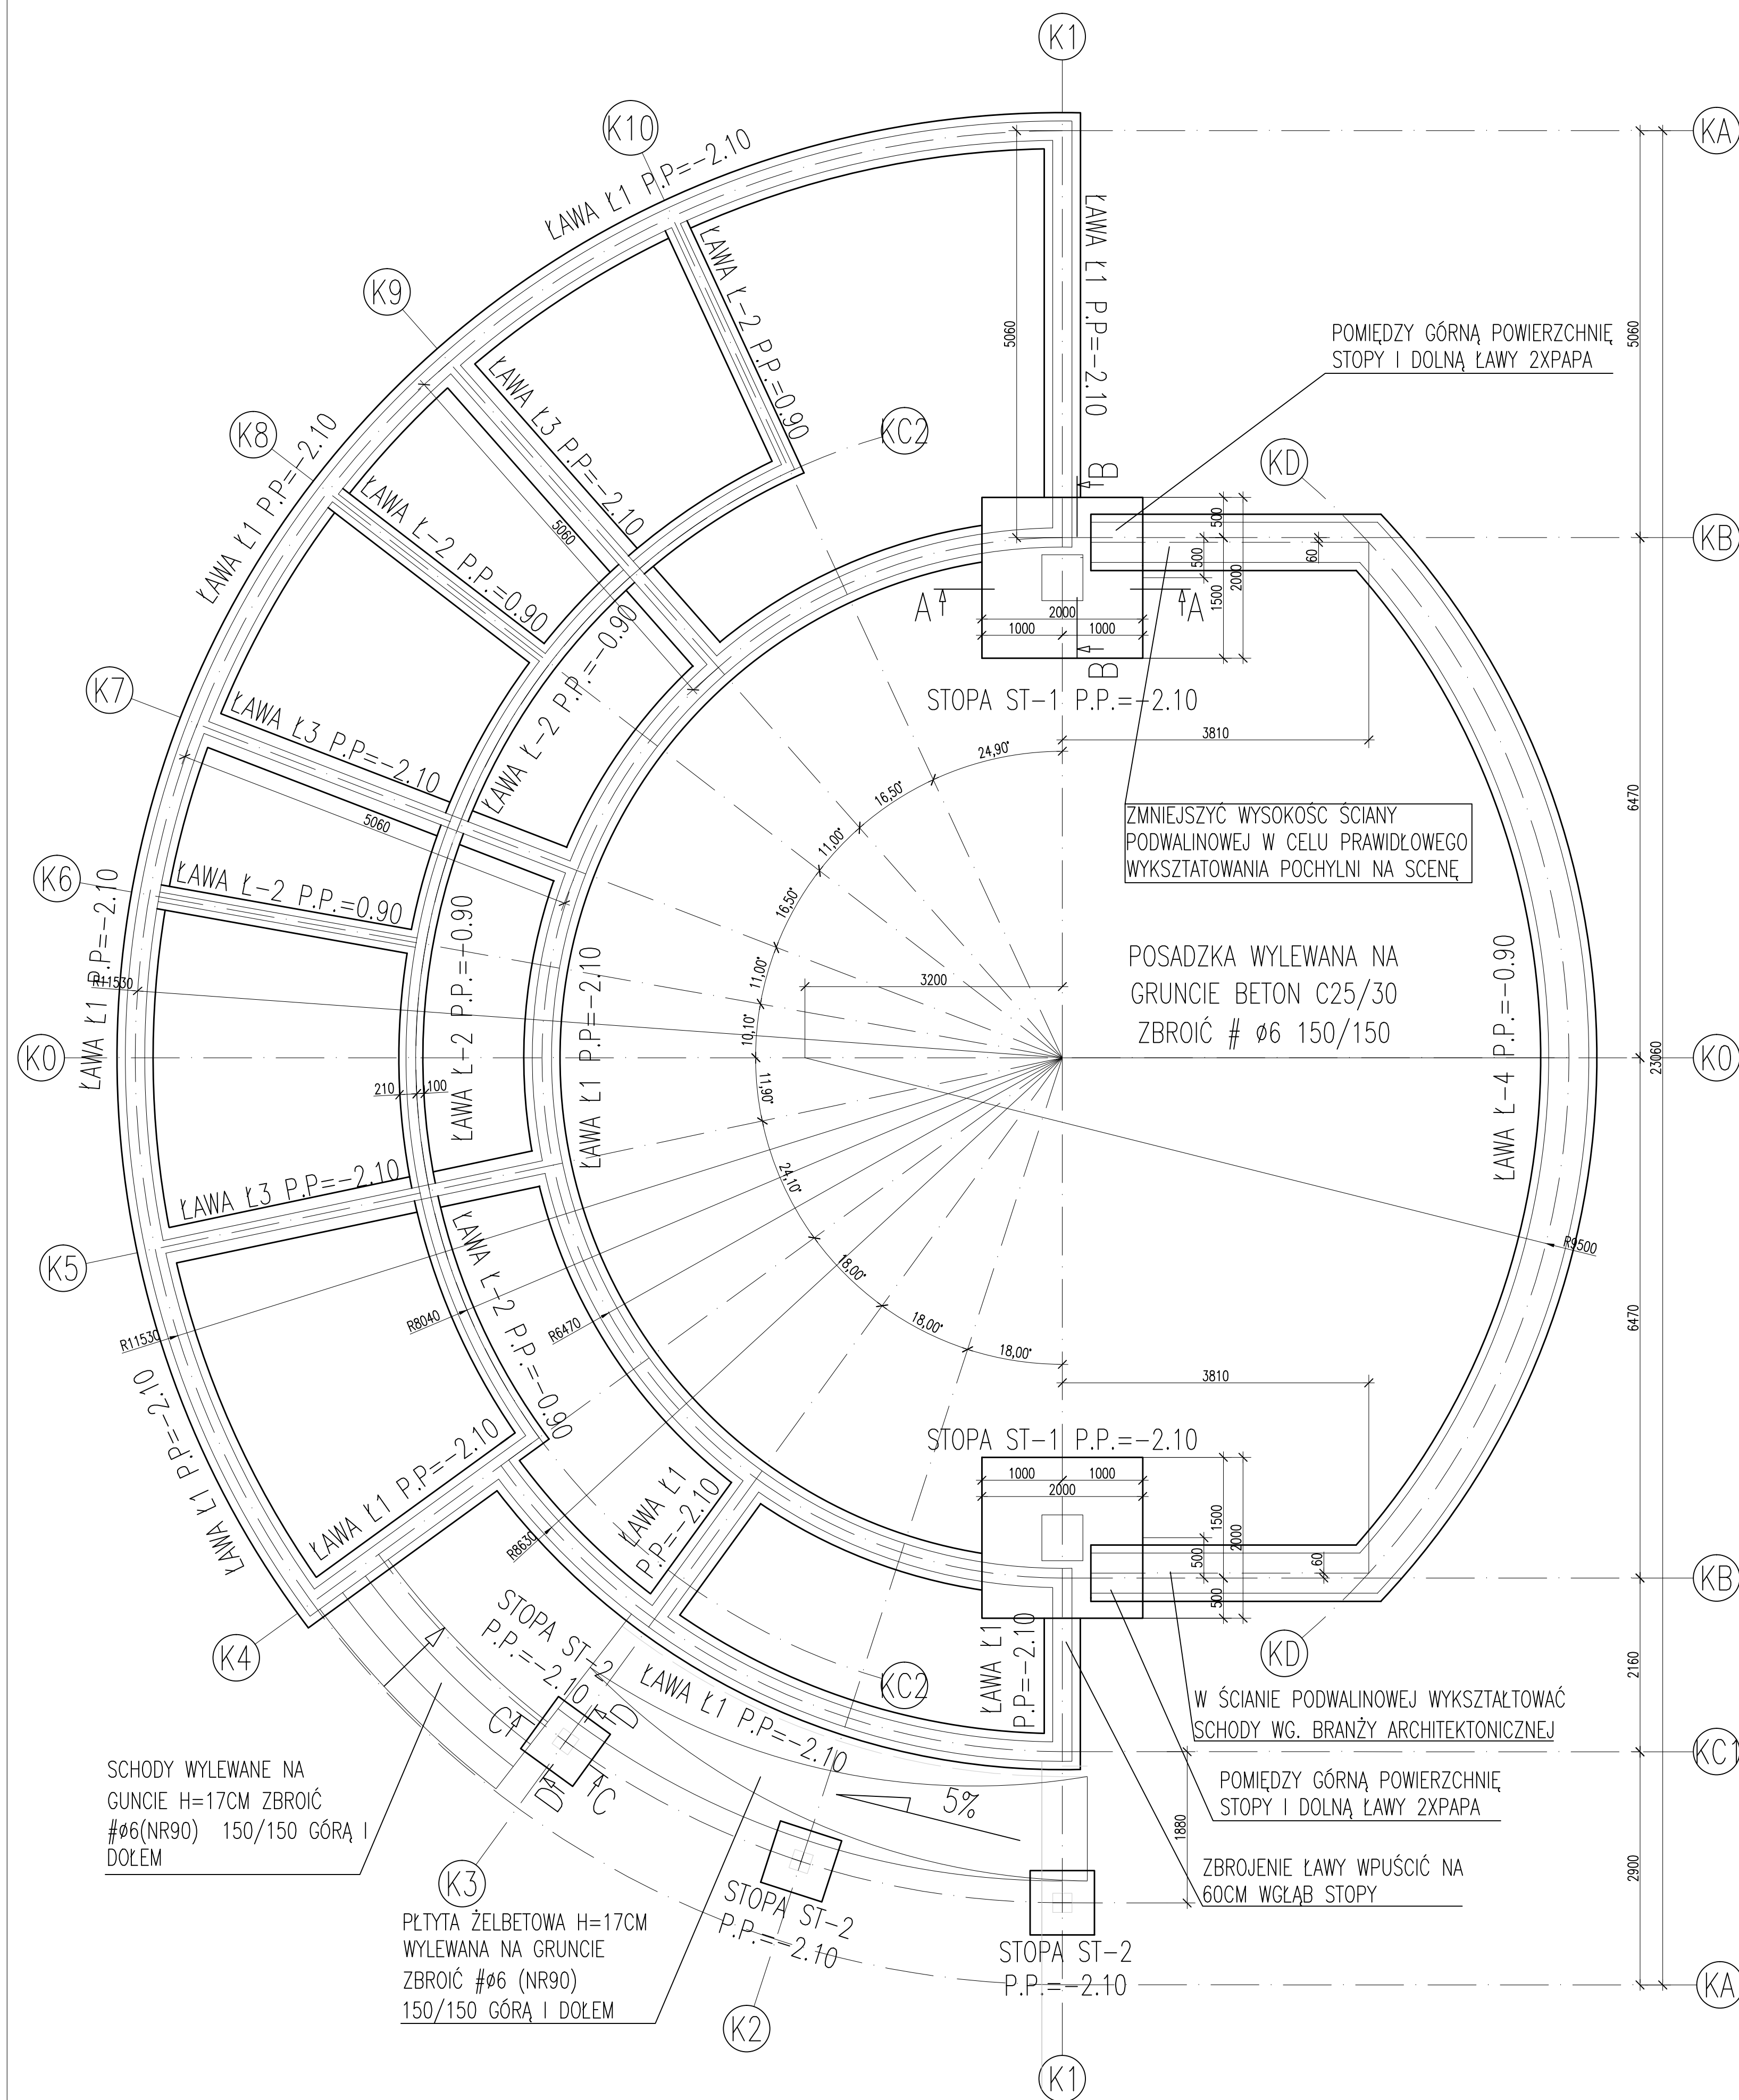


KOTEW K1


DETAL DOZBROJENIA
NAROŻY ŁAW Ł-1, Ł-2

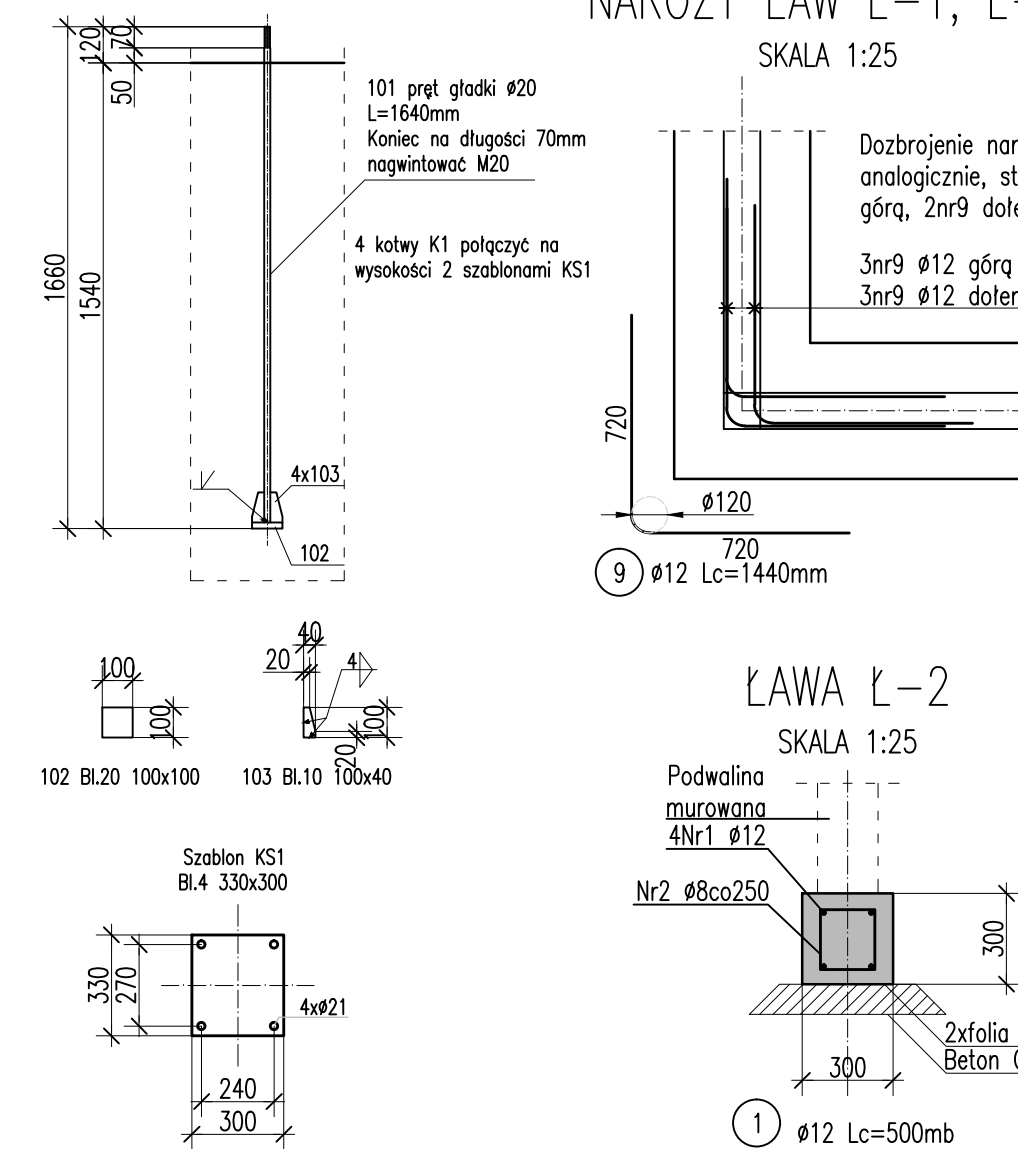


LAWA Ł-1
SKALA 1:25

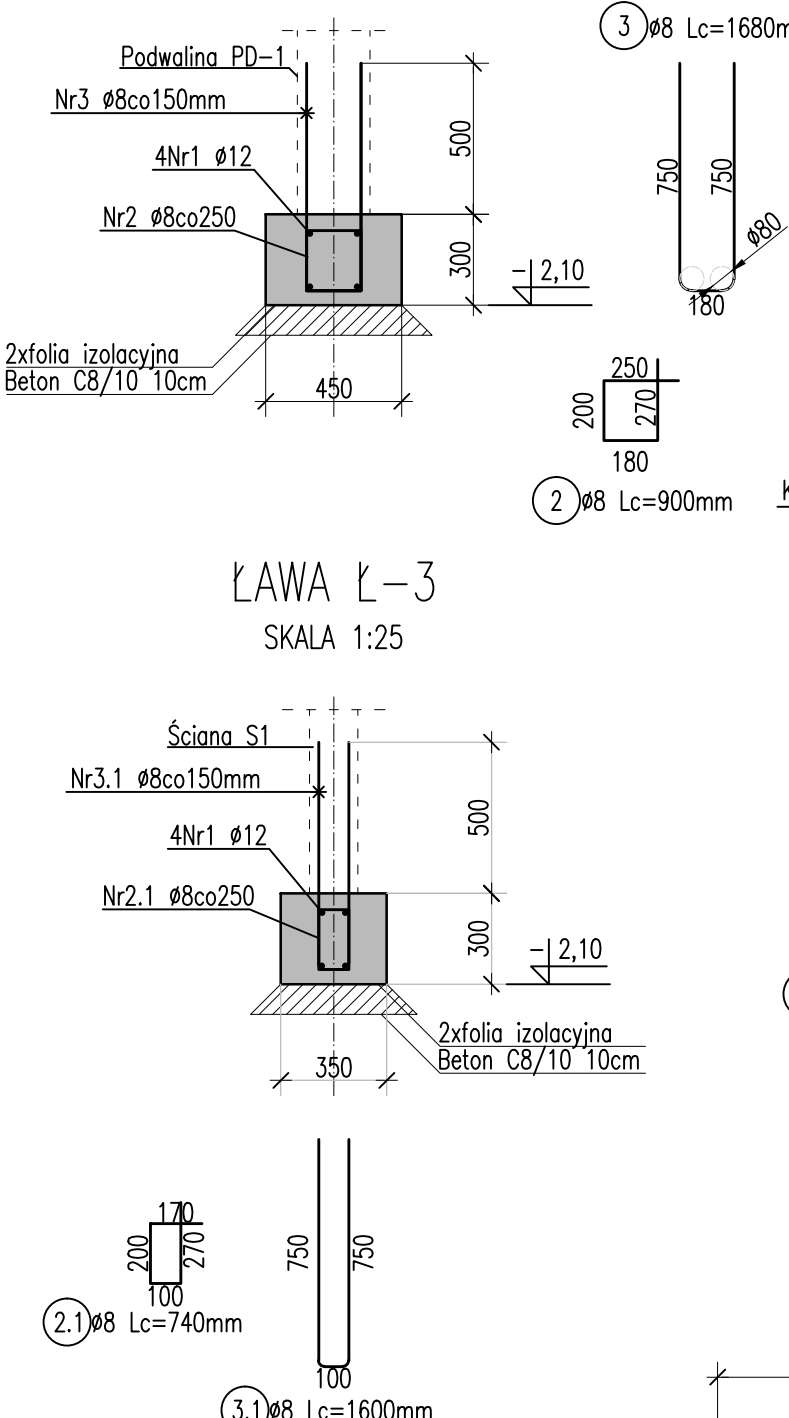


ŁAWA Ł-4
SKALA 1:25

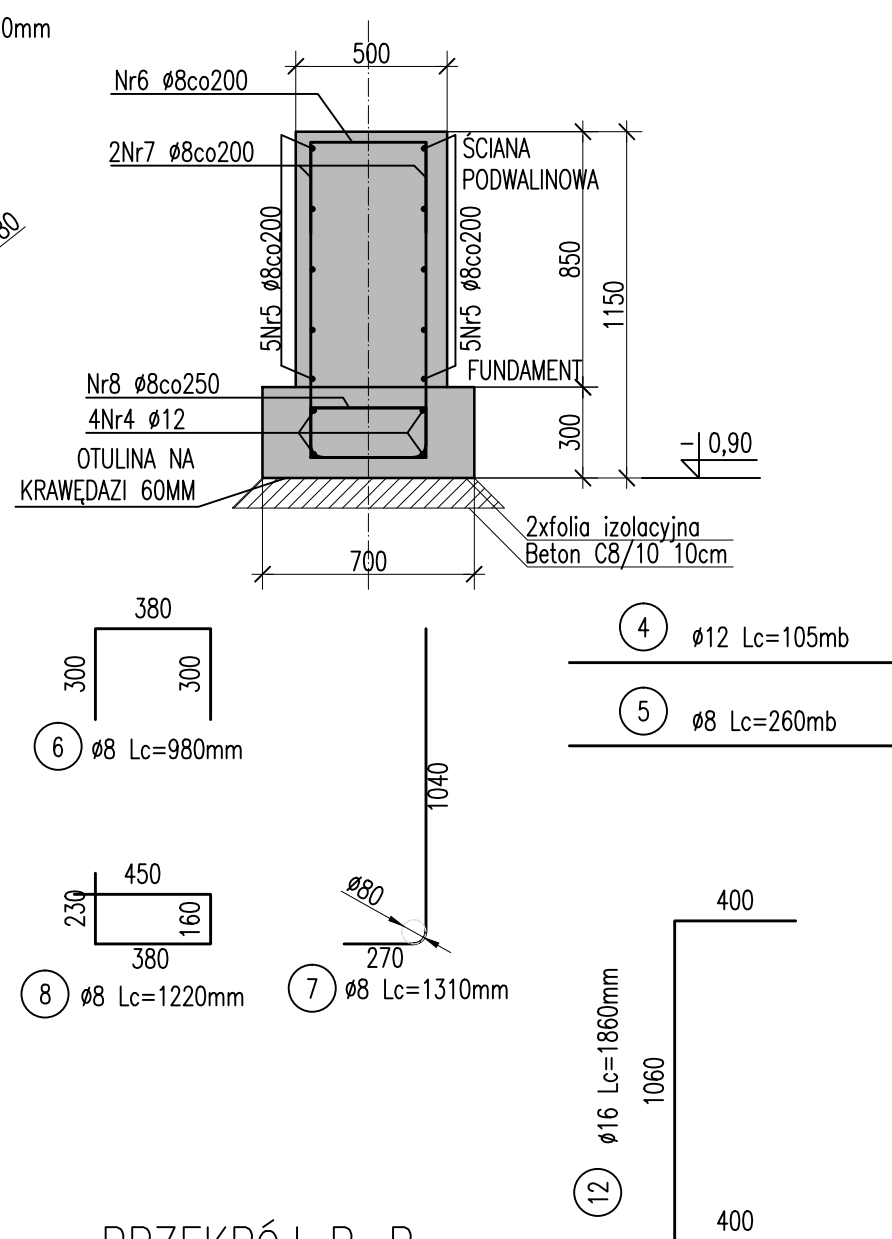


PRZEKRÓJ A-A
SKALA 1:25

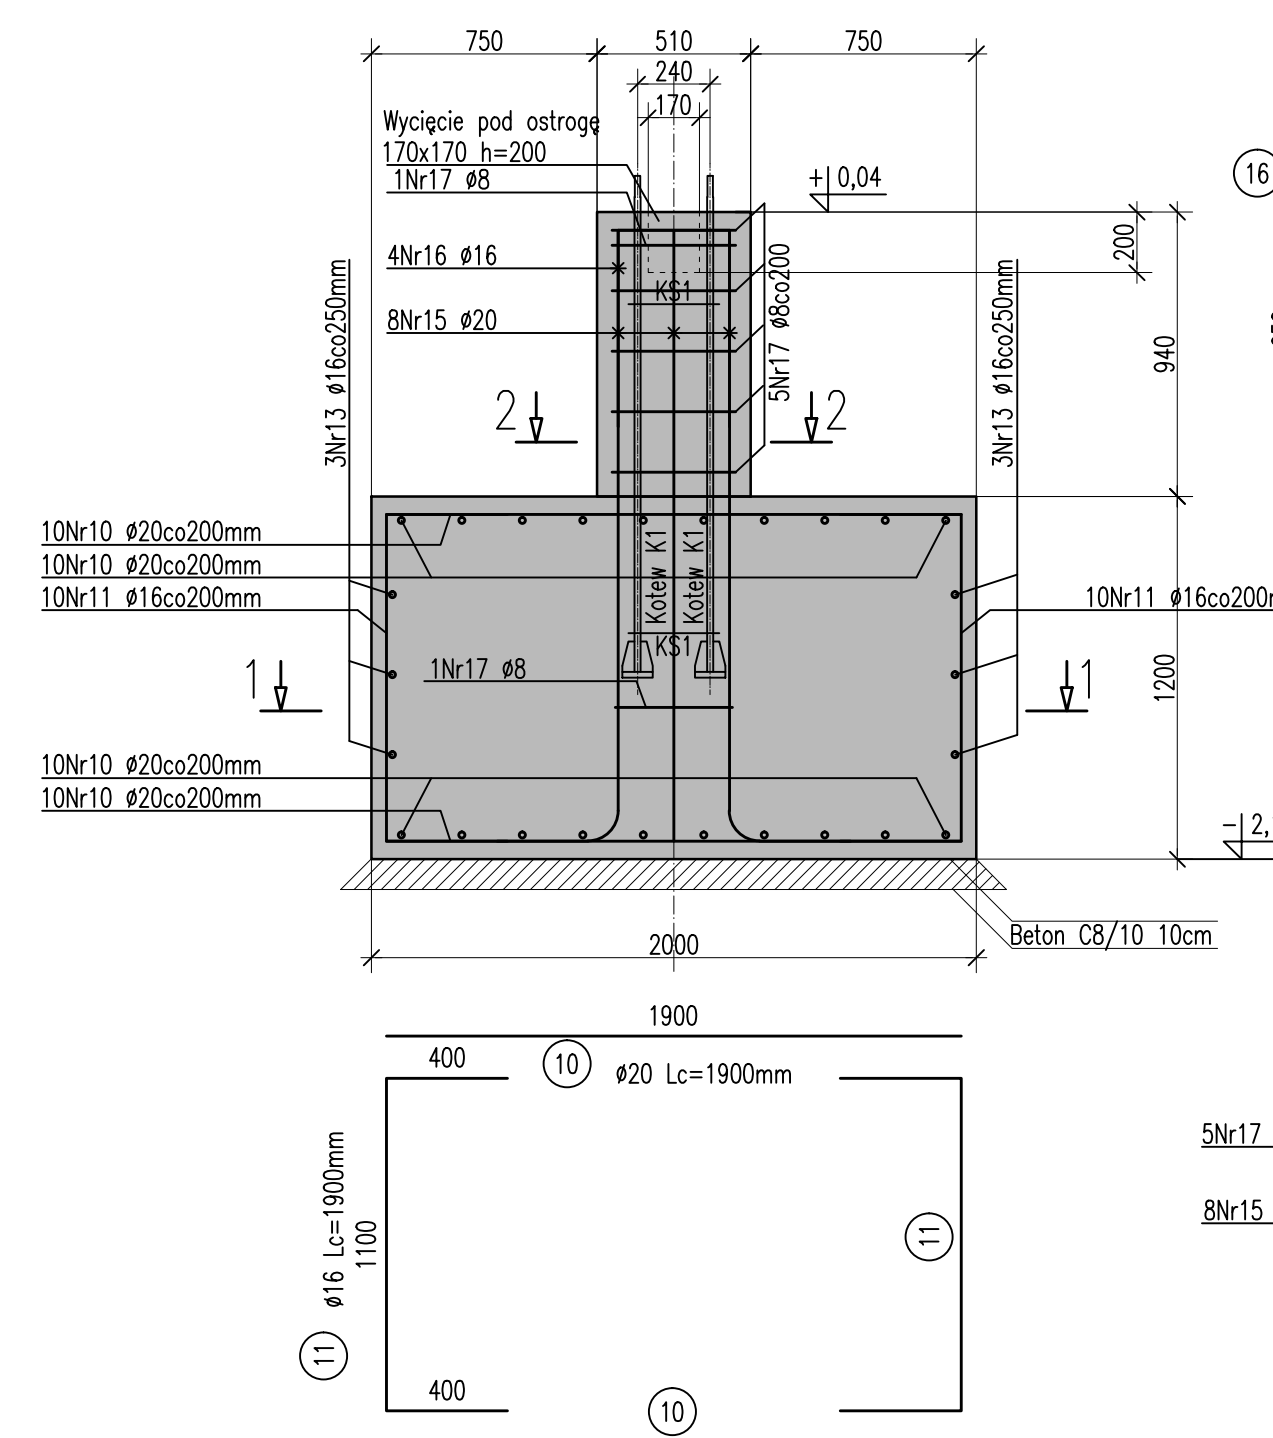


PRZEKRÓJ B-E
SKALA 1:25

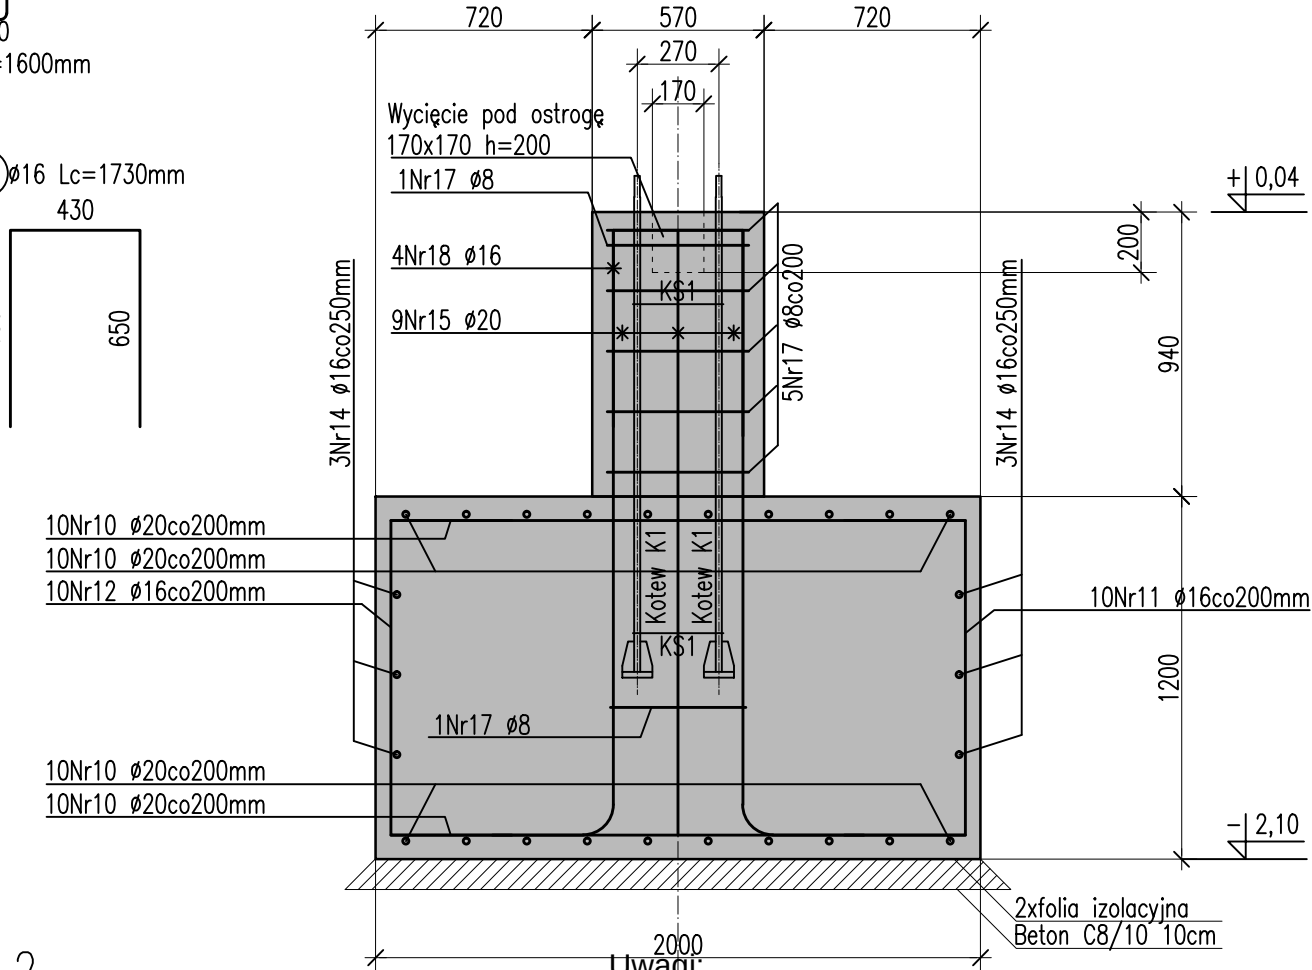


PRZEKRÓJ 2-2
SKALA 1:25

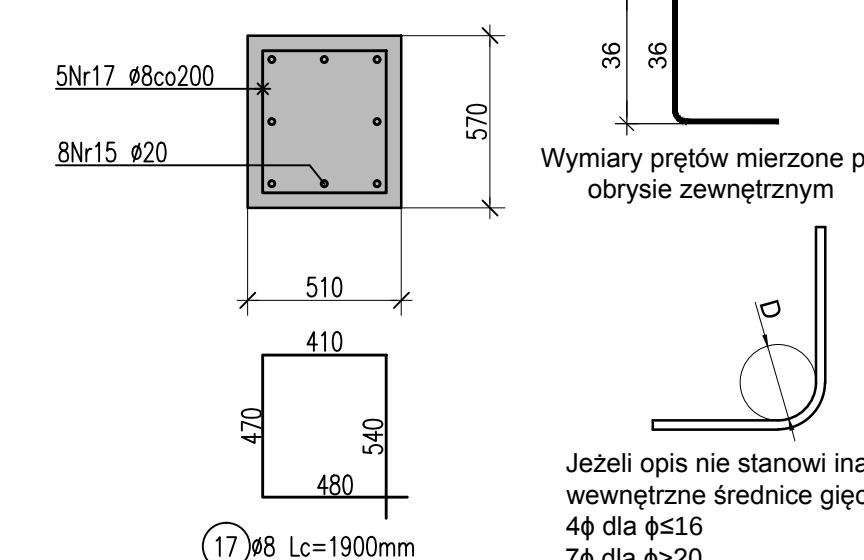

PRZEKRÓJ 1-1
SKALA 1:25

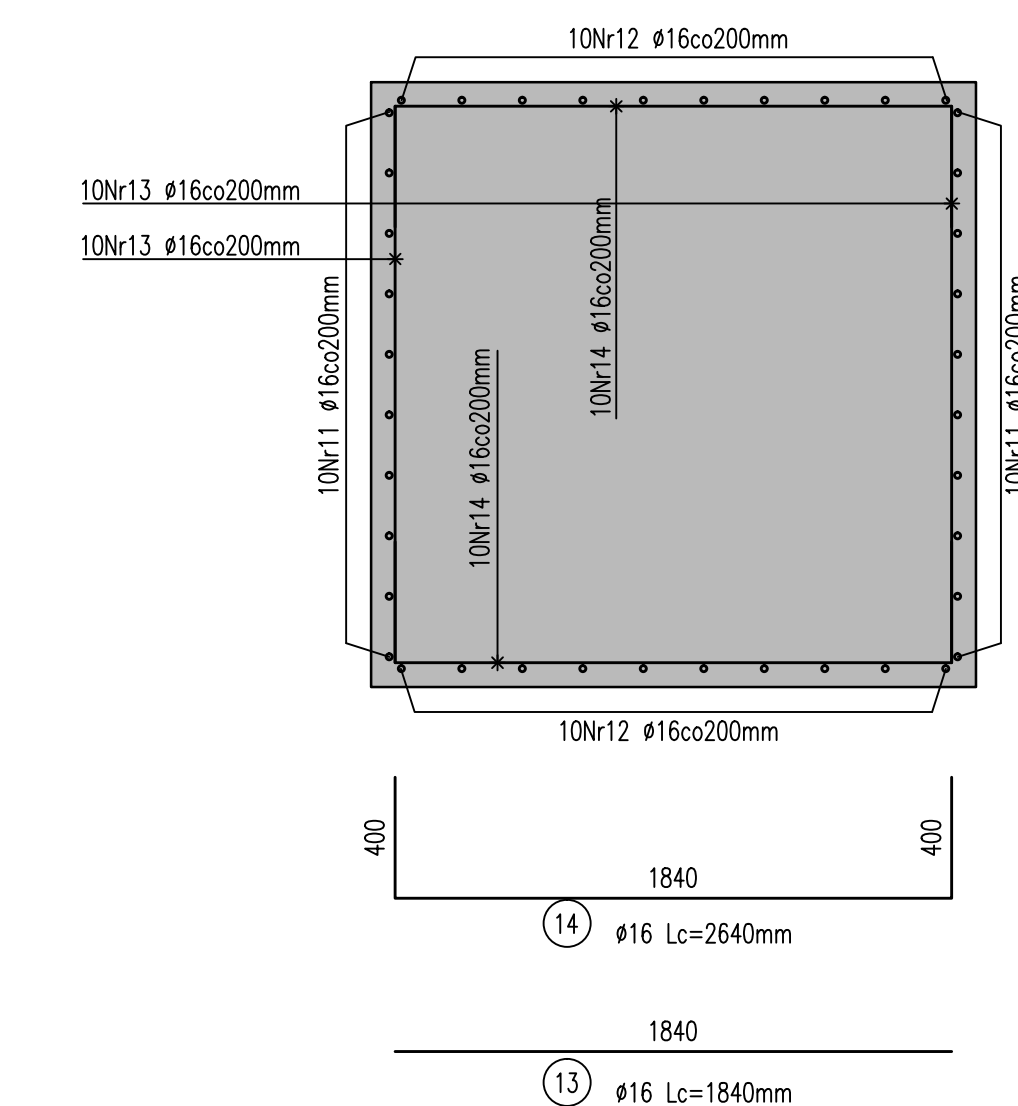

PRZEKRÓJ C-C
SKALA 1:25

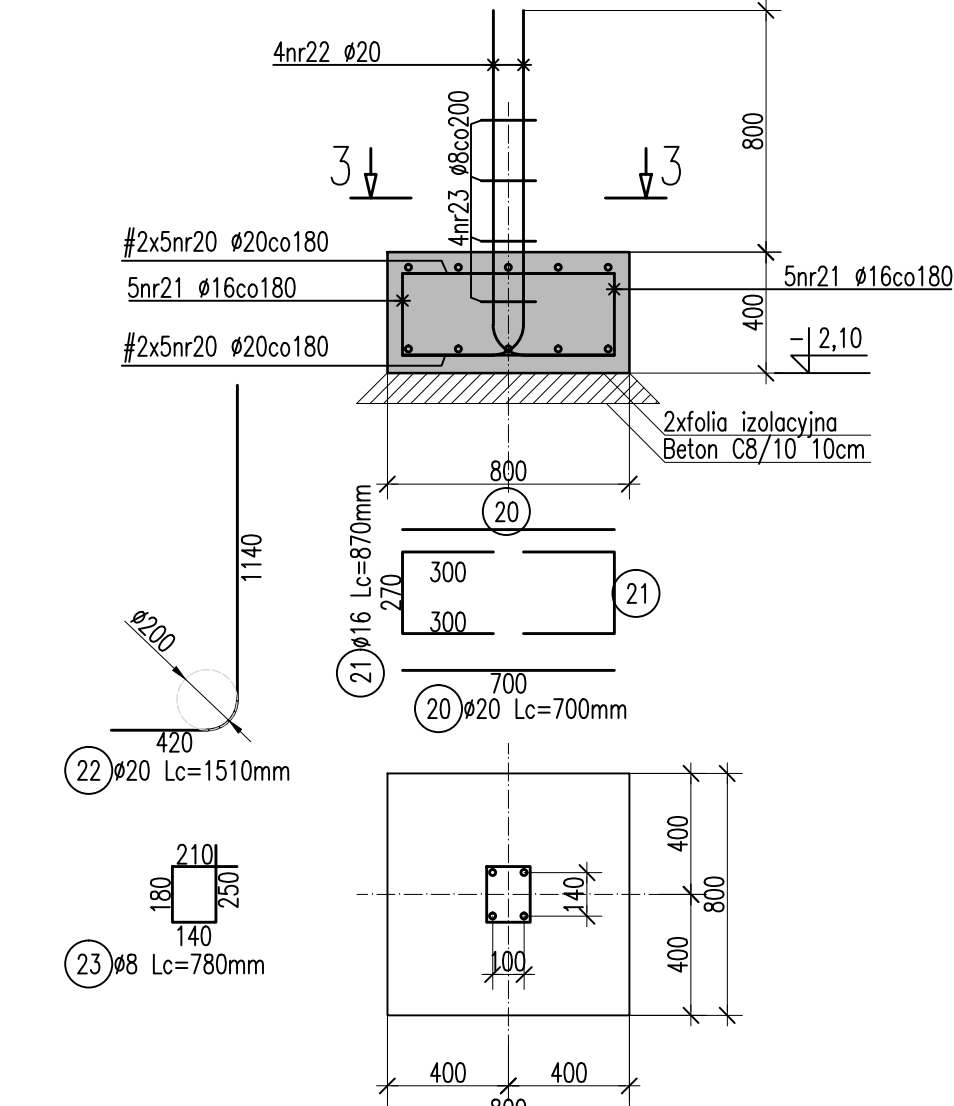

- Uwagi:
- 1. Beton C30/37.
- 2. Stal RB500 (A-IIIN)
- 3. Jeżeli opis nie stanowi inaczej otulina 50mm.
- 4. Klasa środowiska
- Lawa L4 XC4, XF3.
- Pozostałe elementy XC2.
- 5. Powierzchnie boczne będące w kontakcie z gruntem smarować AQAFIN-10.
- 6. Wskazano dla izolacji poziomej fundamentów to folia FOLIAREX izo lub odpowiednik.
- 7. Wymiary przęty mierzone po obrysie zewnętrznym
- 8. Pręty podłoża 212 w lawach łączące na zakład o minimalnej długości 70cm. W jednym przekroju na zakład można łączyć maksymalnie połowę prętów.
- 9. +0.00=+428.20 m n.p.m.
- 10. Rozpzązki łącznie z zastawieniami 246_PW_K_Z001, 246_PW_K_Z004, 246_PW_K_Z011.
- 11. Rozpzązki łącznie z opisem i pozostałymi rysunkami konstrukcji i architektury.
- 12. Wykonać uziom wg branży elektrycznej.


INWESTOR:
Uzdrowska Gmina Miejska Szczawno-Zdrój
ul. Kościuski 17
58-310 Szczawno-Zdrój

PROJEKTANT:
ASPA PRACOWNIA ARCHYTEKTONICZNA Sp. z o.o. Sp. komandytowa
ul. Zielonego Dąbku 6, 51-621 Wrocław

tel: 071 342 22 78
fax: 071 342 22 78
web: www.asp-cao.pl
e-mail: biuro@asp-cao.pl

TEMAT: Rewitalizacja jeziora letniego wraz z rozbudową instalacji oświetlenia terenu oraz zasilania kamer monitoringu, z przyłączeniem wody, kanalizacji, w/z dz. nr 678/2, obręb 1, Szczawno-Zdrój	nr umowy:
	nr projektu:
	14

nazwa:		nr uprawnień:		podpis:	
architektura i koordynacja:					
projektant:	mgr inż. arch. Maciej Szapiro	19/06/DCA			
opracujący:	mgr inż. arch. Łukasz Koter	09/06/DCA			
współpraca:	mgr inż. arch. Agnieszka Osowiec				
współpraca:	mgr inż. arch. Aleksandra Milewaj				

 konstrukcja		nr uprawnień	podpis:
projektant	mgr inż. Andrzej Kowal	16292/UW	
nadzorca	mgr inż. Anatol Najdek	13102/UW	
instalacje sanitarne		nr uprawnień	podpis:
projektant	inż. Dariusz Boreczek	19799/UW	
inż. Dariusz Boreczek			

opracujący:	inż. Paweł Przykramb	2.12.2010r.	
instalacje elektryczne		11 sprawdził	podpisz:
projektant:	mgr inż. Piotr Cieślak	28.12.2010	
sprawdzający:	inż. Rafał Bulak	10.01.2011	
stadium: PROJEKT WYKONAWCZY		branża: KONSTR	data: 2014-04

nr inwentarza				nazwa obiektu		data	
1402	01	PW	K	adres		skala	
temat rysunku:				nr rysunku:		1:200	
PLAN FUNDAMENTÓW				nr planu:		1402_PW_K	
				nr planu:			

PLAN FUNDAMENTÓW