
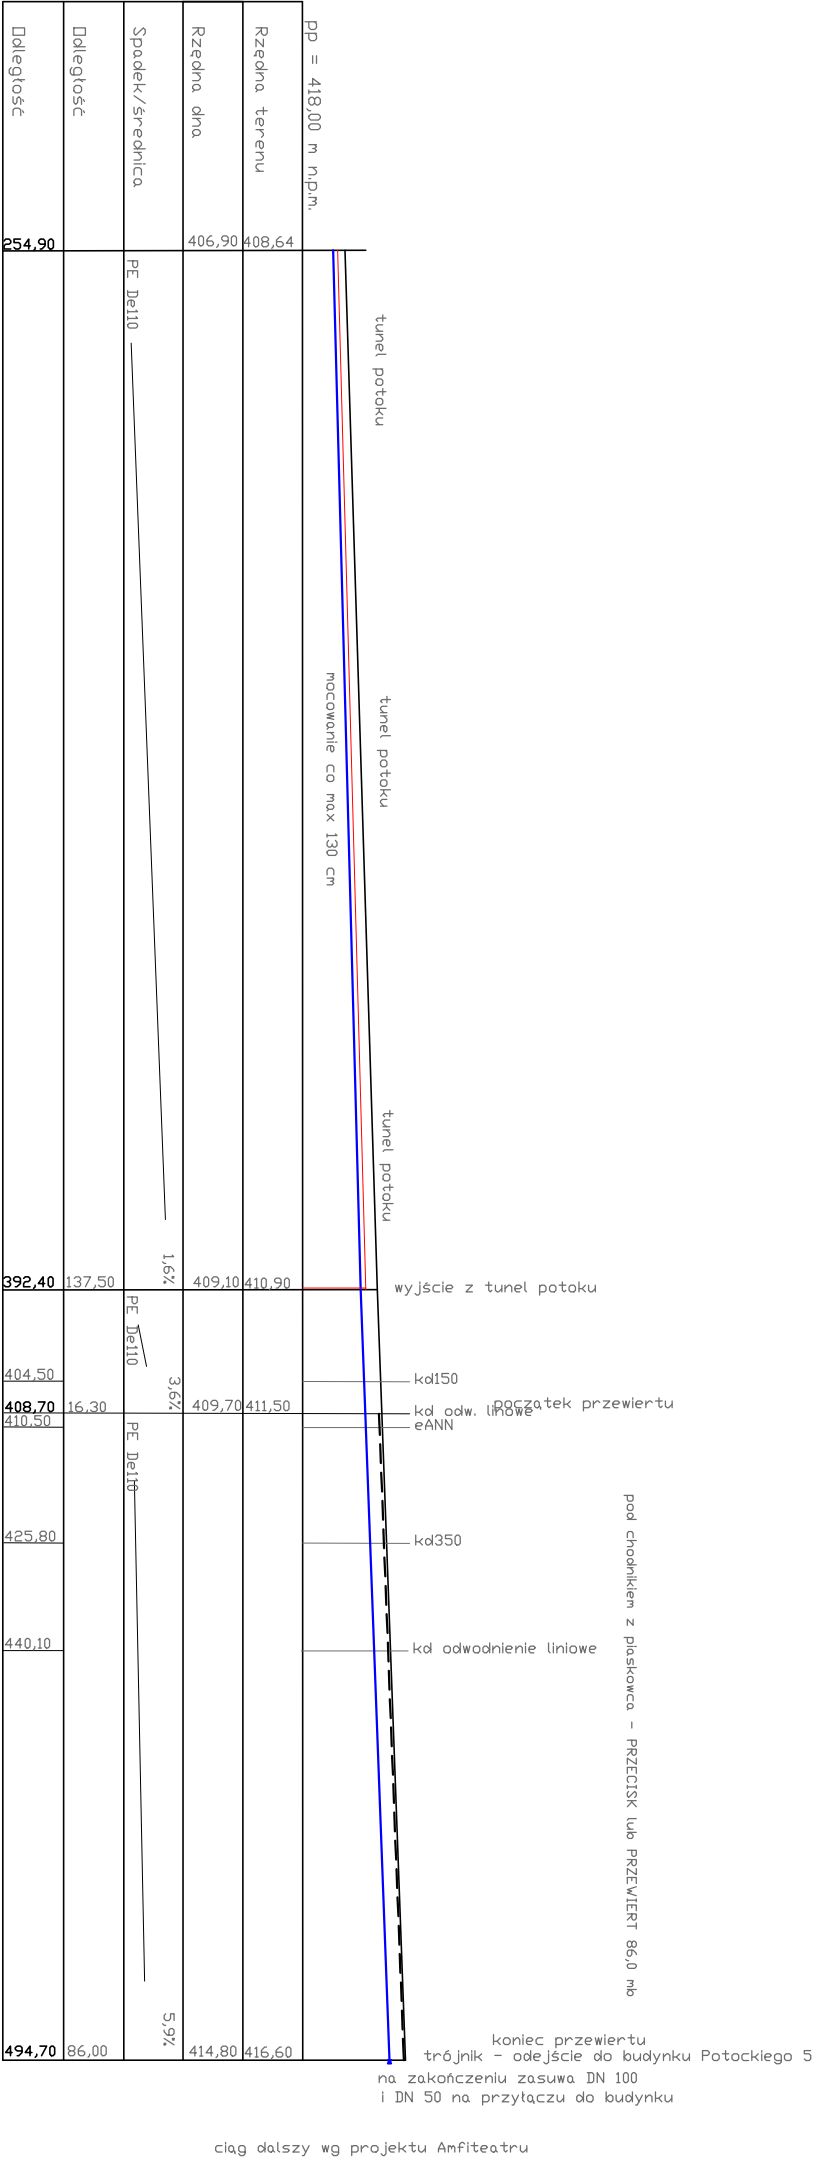


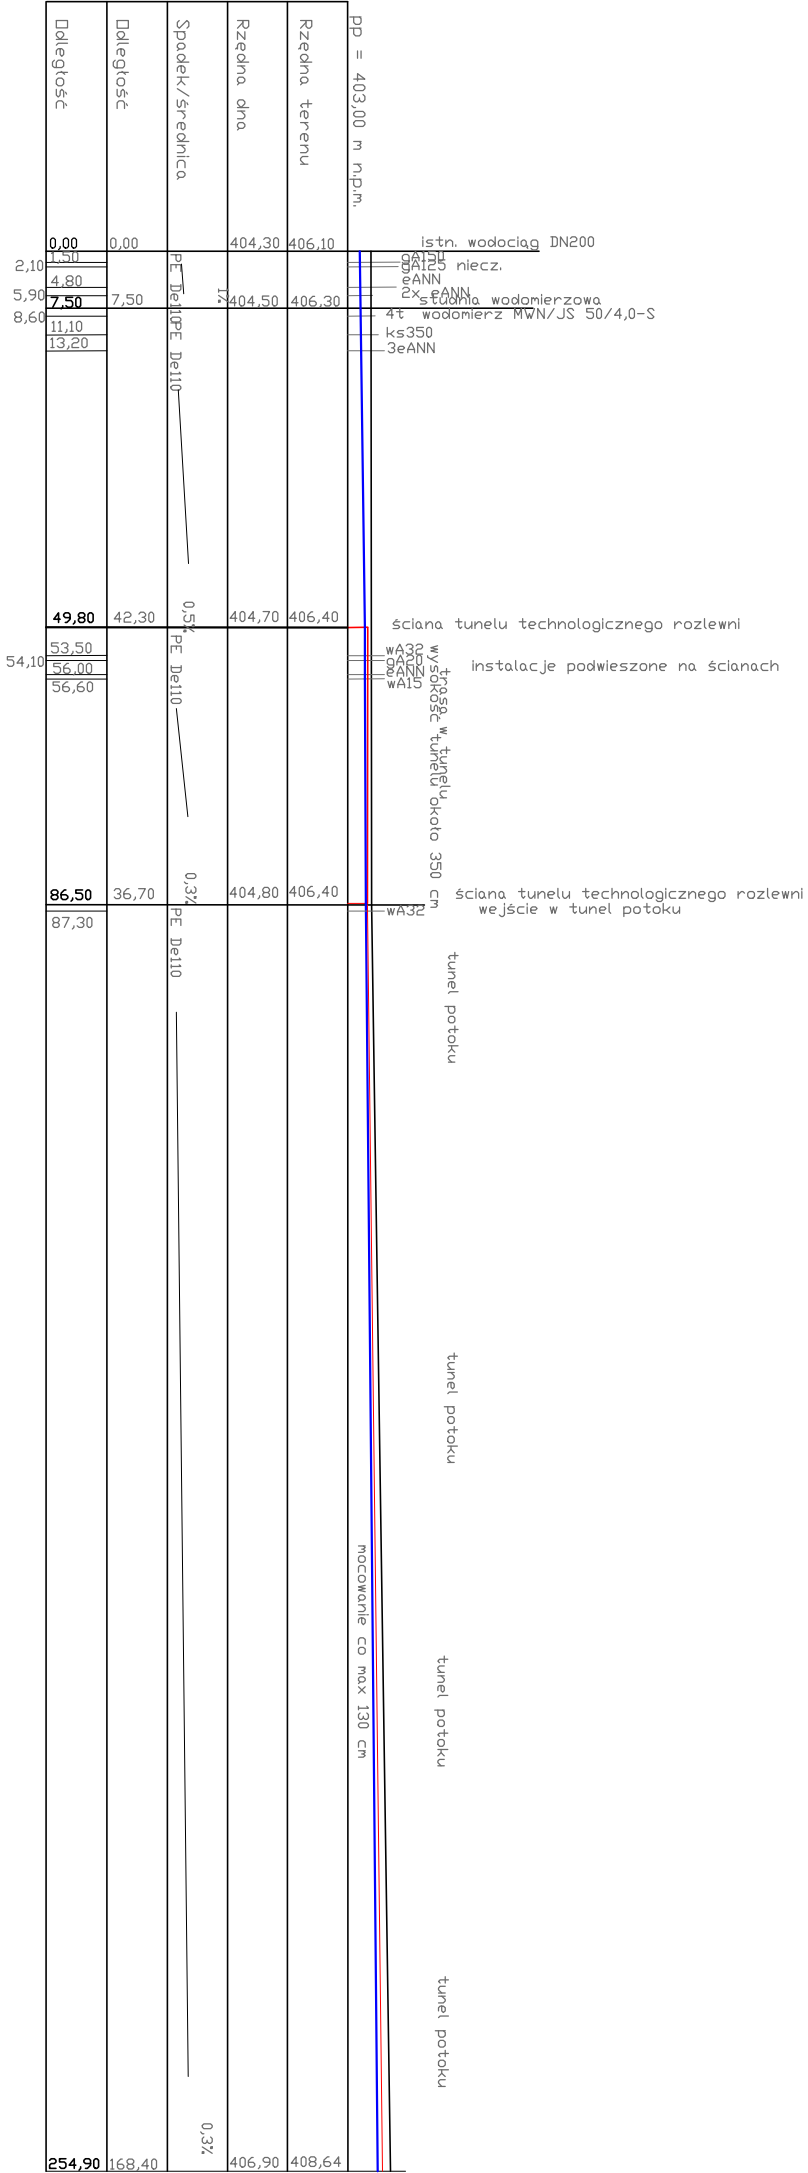

----- chodnik z płaskowca w parku
----- strop tunelu i potoku pod ziemią

UWAGA! W potoku możliwe inne uzbrojenie nie wykazane na mapie
mocowanie do ściany/stropu tuneli co max 130 cm

Inwestor		Uzdrowska Gmina Miejska		Adres: ul. Kościuszki 17	
Nazwa inwestycji		Remont przyłącza wodociagowego		58-310 Szczawno – Zdrój	
Tytuł rysunku		profil przyłącza		Skala: 1:500	
Projektant		mgr inż. Tomasz Kuliński nr uprawnień NBGP V-7342/3/90/98		Data: kwiecień 2014	
				Nr rys: 1	
				Podpis:	