


UWAGA:
UKŁAD SIECI TN-C/TN-S
ŚRODEK OCHRONY PRZY DOTYKU POSREDNIM: -
SAMOCZYNNE WYLĄCZENIE
URZĄDZENIA ELEKTROENERGETYCZNE
NASZKICOWANO NIE W SKALI

- LEGENDA:
- przycisk dzwinkowy
 - wysięgnik dachowy przyłącza napowietrznego
 - gniazdo elektryczne 1-f
 - wentylator ścienny
 - wypust oświetlenia ściennego
 - wyłącznik jednobiegowy oświetlenia
 - wyłącznik świecznikowy oświetlenia
 - Czujka ruchu - sterowania oświetleniem korytarzowym
 - Moduł wejściowy zestawu domowego
 - Moduł mieszkaniowy zestawu domowego

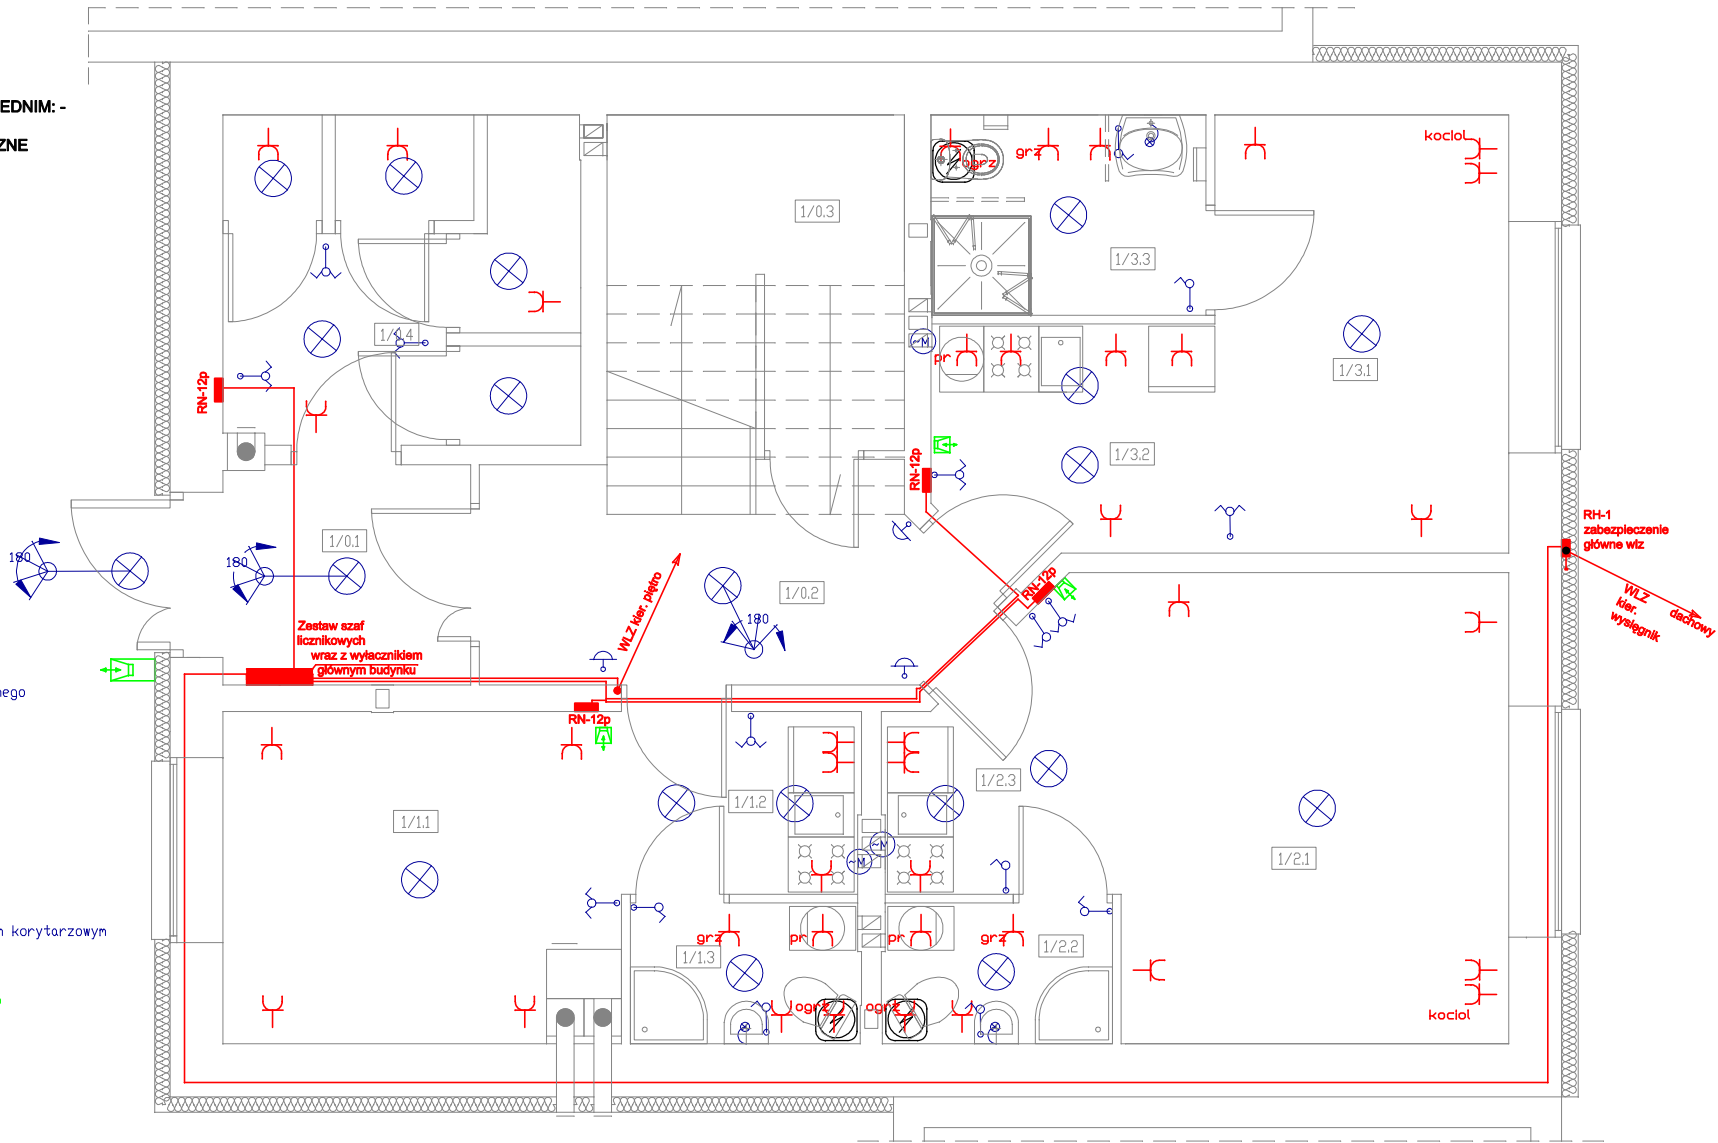

Projektant:	mgr inż. Mirosław Rak	DOŚ/IE/0075/10 UAN.VI-f/3/109/88	Data: 1.2013
Temat:	Zmiana sposobu użytkowania budynku usługowego na mieszkalny z przeznaczeniem na lokale socjalne przy ul. Sienkiewicza 28a 58-310 Szczawno-Zdrój, dz. nr 325/19, nr 325/20, nr 149/2, nr 124/2, nr 325/15, nr 728, nr 729, nr 730, nr 731 obręb Nr 1 Szczawno-Zdrój		Stadium: IE
Inwestor:	Uzdrowskowa Gmina Miejska Szczawno-Zdrój ul. Kościuszki 17, 58-310 Szczawno-Zdrój		Skala: 1:50
Tytuł rys.:	RZUT PARTERU – SCHEMAT INSTAL. ELEKTRYCZNEJ		Nr. rys.: 1/E
Zastrzegam wszelkie prawa wynikające z Ustawy o prawie autorskim. Rysunek niniejszy nie może być w całości lub w części przerzysowany, uzupełniany lub odstępiony komukolwiek, bez pisemnej zgody Firmy projektowej.			