


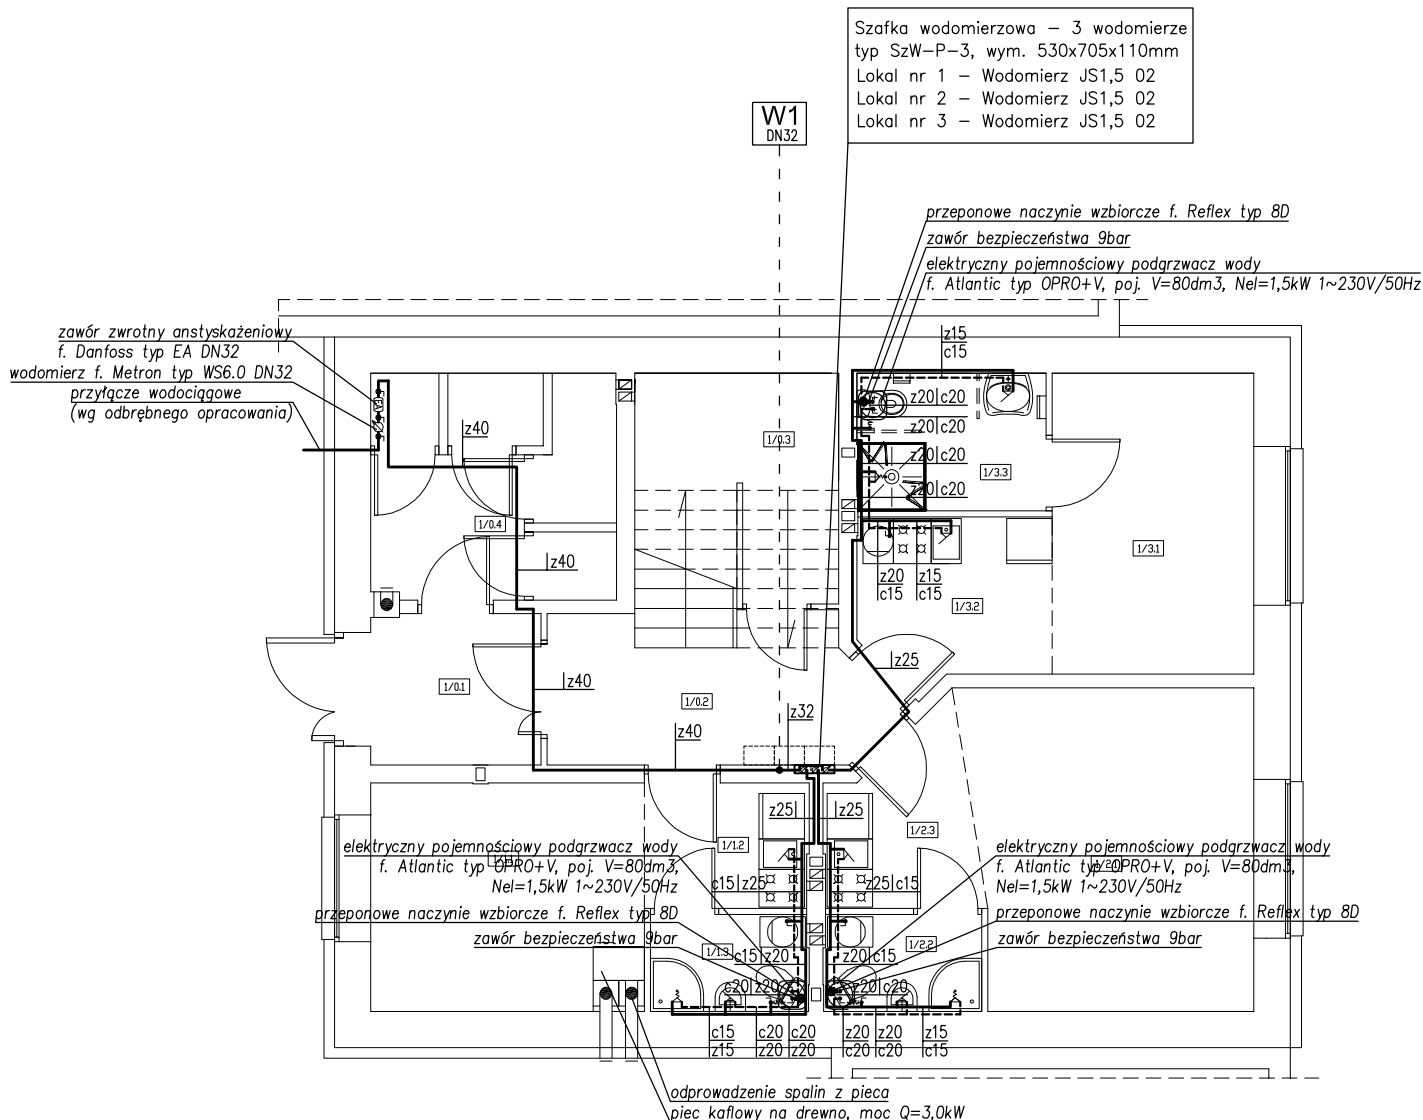

OZNACZENIA

UWAGA!

Szafkę wodomierzową montaż pod
projektowanymi gazomierzami na
wysokości ok. 0,7m od poziomu posadzki

—————	Instalacja wody zimnej
-----	Instalacja ciepłej wody użytkowej
z15	Średnica instalacji wody zimnej (stal)
c15	Średnica instalacji wody ciepłej (stal)
W1	Pion instalacji wodociągowej

Projektant:	mgr inż. Ewa Agata Nowak	135/02/DUW		Data:
Asystent:	mgr inż. Tomasz Nowak mgr inż. Marcin Dunowski			12.2012
Temat:	Zmiana sposobu użytkowania budynku usługowego na mieszkalny z przeznaczeniem na lokale socjalne przy ul. Sienkiewicza 28a 58–310 Szczawno–Zdrój, dz. nr 325/19, nr 325/20, nr 149/2, nr 124/2, nr 325/15, nr 728, nr 729, nr 730, nr 731 obręb Nr 1 Szczawno–Zdrój			Stadium: PB
Inwestor:	Uzdrowskova Gmina Miejska Szczawno–Zdrój ul. Kościuszki 17, 58–310 Szczawno–Zdrój			Skala: 1:100
Tytuł rys.:	RZUT PARTERU – Instalacja wodociągowa			Nr. rys.: 1/IS
Zastrzega się wszelkie prawa wynikające z Ustawy o prawie autorskim. Rysunek niniejszy nie może być w całości lub w części przerysowywany, uzupełniany lub odstępiany kanonikowek, bez pisemnej zgody firmy projektowej				