


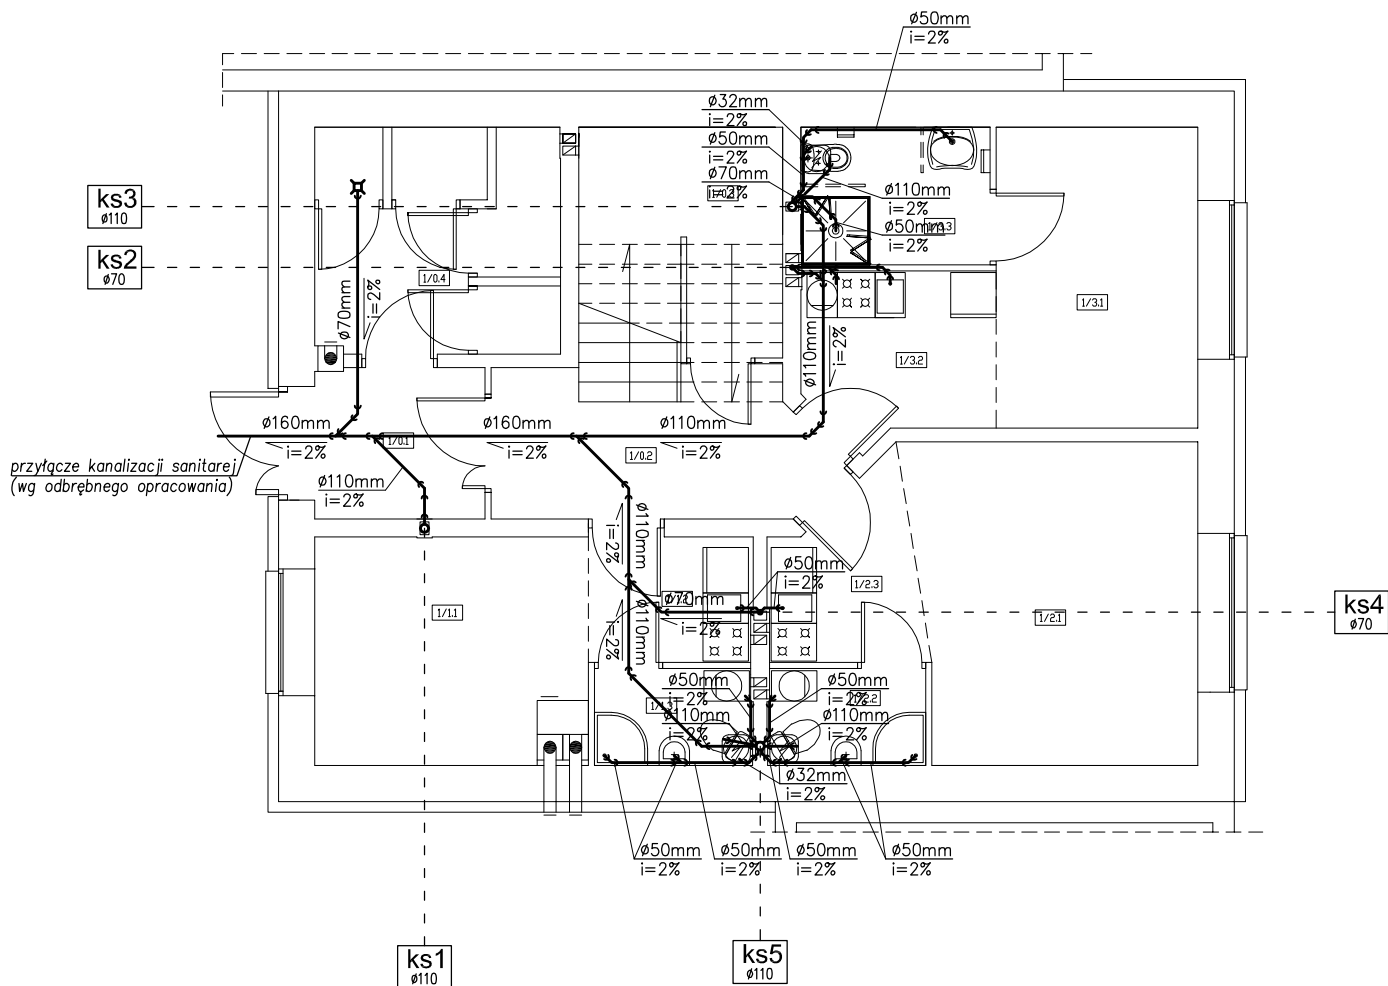

OZNACZENIA

—
Ø50mm
i=2%

ks1

Instalacja kanalizacji sanitarnej
Średnica instalacji kan. sanitarnej (PVC-U)
Spadek rury kanalizacyjnej
Pion instalacji kan. sanitarnej zakończony
ponad dachem wywiewką kanalizacyjną

Projektant:	mgr inż. Ewa Agata Nowak	135/02/DUW		Data:
Asystent:	mgr inż. Tomasz Nowak mgr inż. Marcin Dunowski			12.2012
Temat:	Zmiana sposobu użytkowania budynku usługowego na mieszkalny z przeznaczeniem na lokale socjalne przy ul. Sienkiewicza 28a 58–310 Szczawno–Zdrój, dz. nr 325/19, nr 325/20, nr 149/2, nr 124/2, nr 325/15, nr 728, nr 729, nr 730, nr 731 obręb Nr 1 Szczawno–Zdrój			Stadium: PB
Inwestor:	Uzdrowskova Gmina Miejska Szczawno–Zdrój ul. Kościuszki 17, 58–310 Szczawno–Zdrój			Skala: 1:100
Tytuł rys.:	RZUT PARTERU – Instalacja kanalizacji sanitarnej			Nr. rys.: 3/IS
Zastrzega się wszelkie prawa wynikające z Ustawy o prawie autorskim. Rysunek niniejszy nie może być w całości lub w części przerysowywany, uzupełniany lub odstępiony kanakolwiek, bez pisemnej zgody firmy projektowej.				