


tablica TW - zasilająca układ grzewczo-wentylacyjny CW

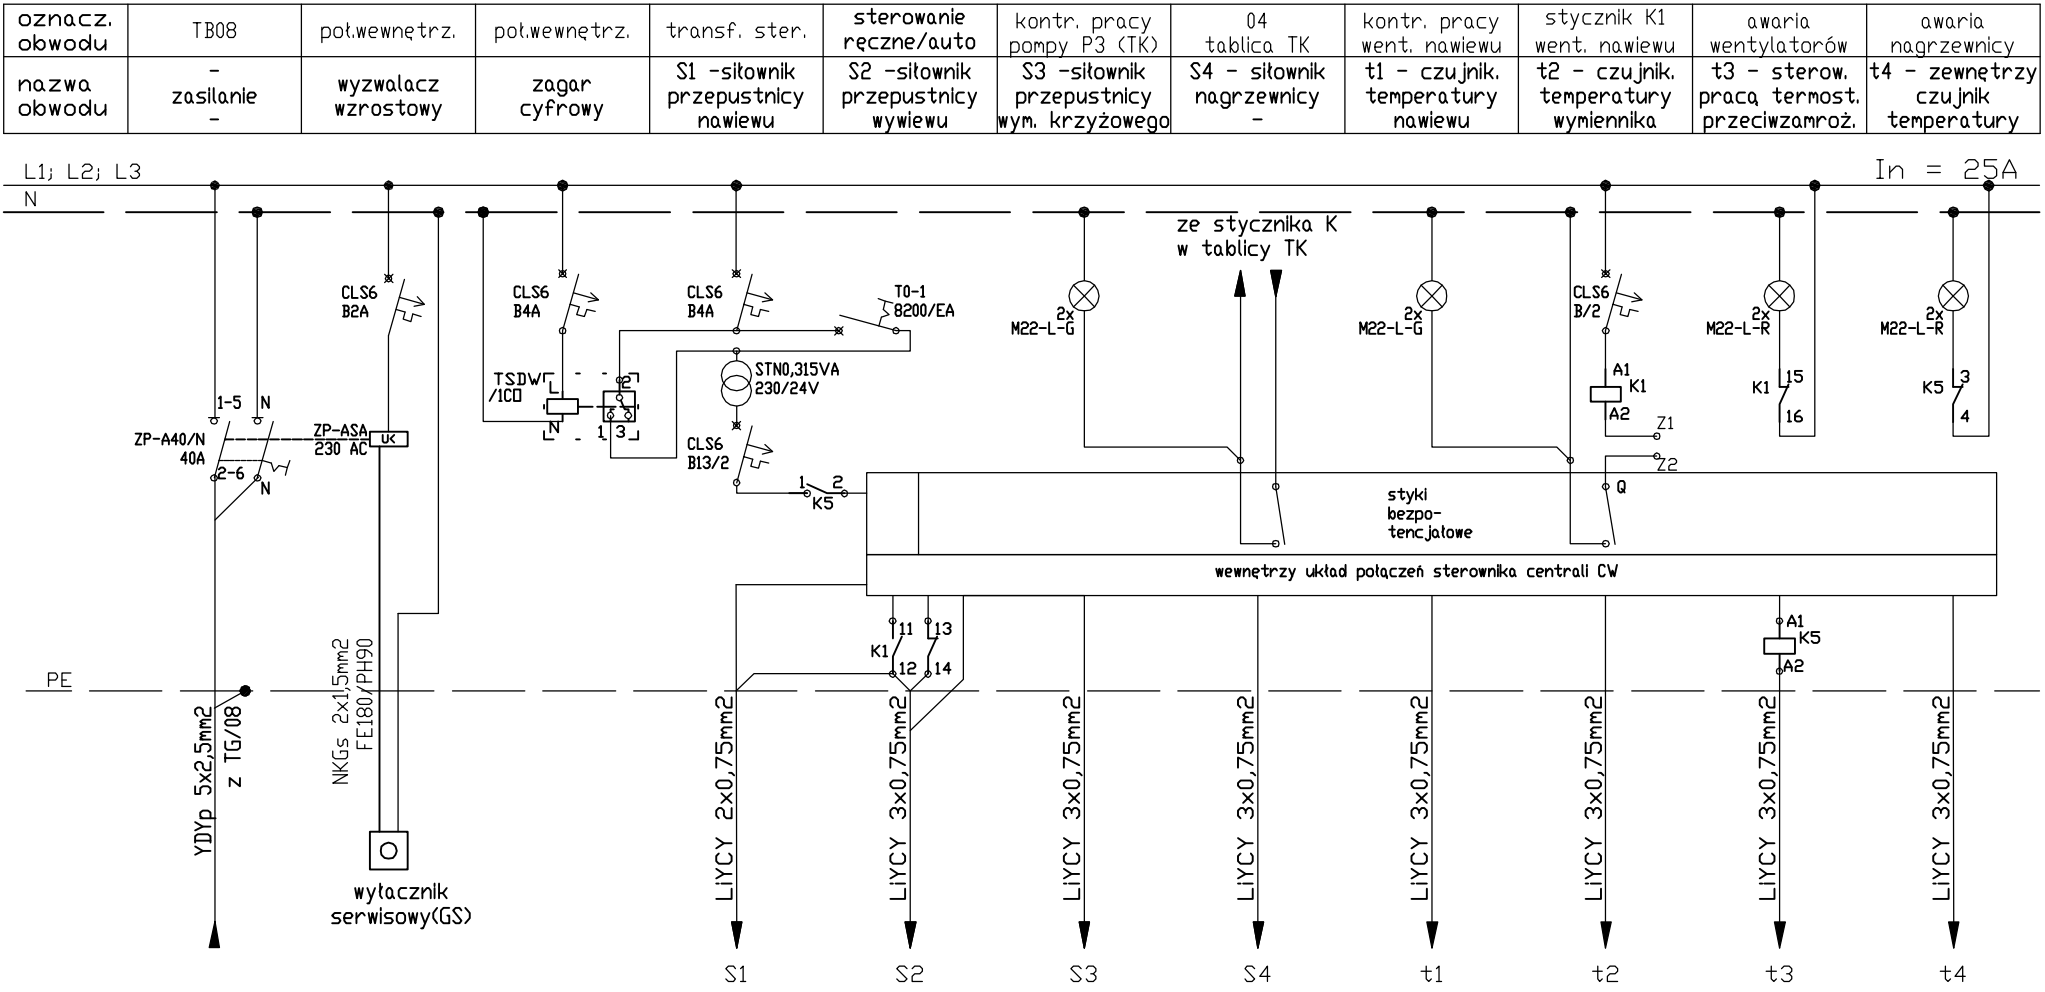


TN-S
SAMODZYNNE WYLĄCZENIE ZASILANIA

Pracownia Projektowa "GRAFION"
ul. Żeromskiego 69/3, 58-302 Wałbrzych
tel./fax 0-74 / 844-65-02

Inwestor: Uzdrawiskowa Gmina Miejska Szczawno-Zdrój ul. T. Kościuszki 17 w Szczawnie-Zdroju		Obiekt: Budynek sali gimnastycznej ul. H. Sienkiewicza 28 w Szczawnie-Zdroju	
Temat: Przebudowa budynku sali gimnastycznej z instalacjami: wod. -kan., ogrzewczą, wentylacyjną i elektroniczną - - zaplecze sali. Instalacja elektryczna.		Stadium: P.B.	Branża: EL
Projektował: Janusz Kozmowski		Nazwa rysunku: SCHEMAT JEDNOKRESKOWY TABLICA TW	
Nr uprawnień: UAN V 7323/3/23/94		Skala: 1:100	
-		Nr rys./ark. E5/1-2	
-		Nr str. 71	

tablica TW - zasilająca układ grzewczo-wentylacyjny CW

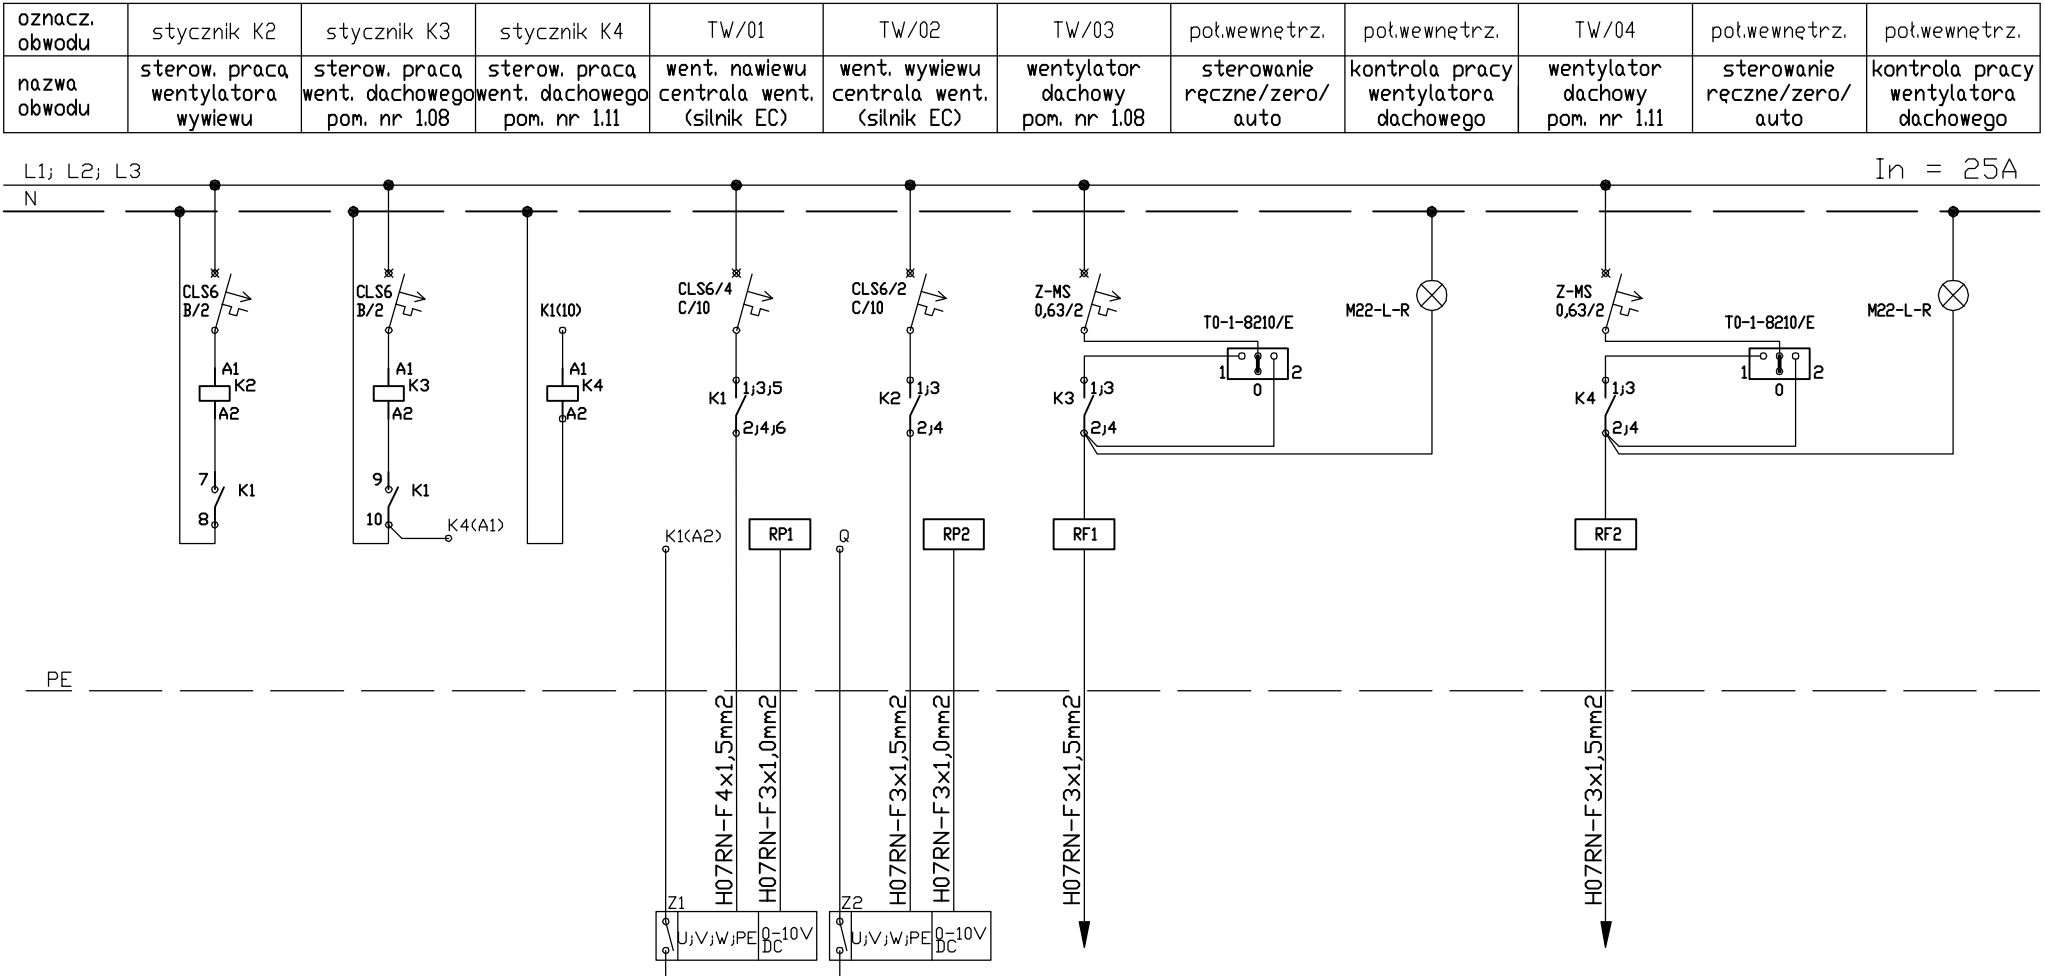

Z1(Z2) - styk alarmu silnika
K1-K4 - styczniki Z-SCH24-25/40
RP1-RP2 - autotransf. regulatory obrotów sygn. 0-10VDC
RF1-RF2 - tyrystorowe regulatory obrotów

Uwaga:
Zintegrowany sterownik typu EC silników w obwodach TW/01 i TW/02 zawiera wbudowane funkcje zabezpieczające silnik przed:
•zablokowaniem wirnika,
•przegrzaniem modułu elektronicznego,
•przegrzaniem uzwojeń,
•przebieżaniem,
•niskimi napięciami,
•wysokimi napięciami,
•wysokimi obrotami.

TN-S
SAMODZYNNE WYLĄCZENIE ZASILANIA

Pracownia Projektowa "GRAFION"
ul. Żeromskiego 69/3, 58-302 Wałbrzych
tel./fax 0-74 / 844-65-02

Inwestor: Uzdrawiskowa Gmina Miejska Szczawno-Zdrój ul. T. Kościuszki 17 w Szczawnie-Zdroju		Obiekt: Budynek sali gimnastycznej ul. H. Sienkiewicza 28 w Szczawnie-Zdroju	
Temat: Przebudowa budynku sali gimnastycznej z instalacjami: wod. -kan., ogrzewczą, wentylacyjną i elektroniczną - - zaplecze sali. Instalacja elektryczna.		Stadium: P.B.	Branża: EL
Projektował: Janusz Kozmowski		Nazwa rysunku: SCHEMAT JEDNOKRESKOWY TABLICA TW	
Nr uprawnień: UAN V 7323/3/23/94		Skala: 1:100	
-		Nr rys./ark. E5/2-2	
-		Nr str. 72	