


- LEGENDA:
- Z1 OPRAWA ASYMETRYCZNA LED 86W 11880lm IP66 W OBUDOWIE WANDALOODPORNEJ
  - Z1 OPRAWA ASYMETRYCZNA LED 31W 4320lm IP66 W OBUDOWIE WANDALOODPORNEJ
  - Z3 REFLEKTOR LED 1W IP66 W OBUDOWIE WANDALOODPORNEJ
  - Z4 OPRAWA LED DO ZABUDOWY W ŚCIANIE 4,5W 480lm IP66
- ROZDZIELNICA
- PRZEPUST KABLOWY – RURA OCHRONNA
- LINIE KABLOWE nN

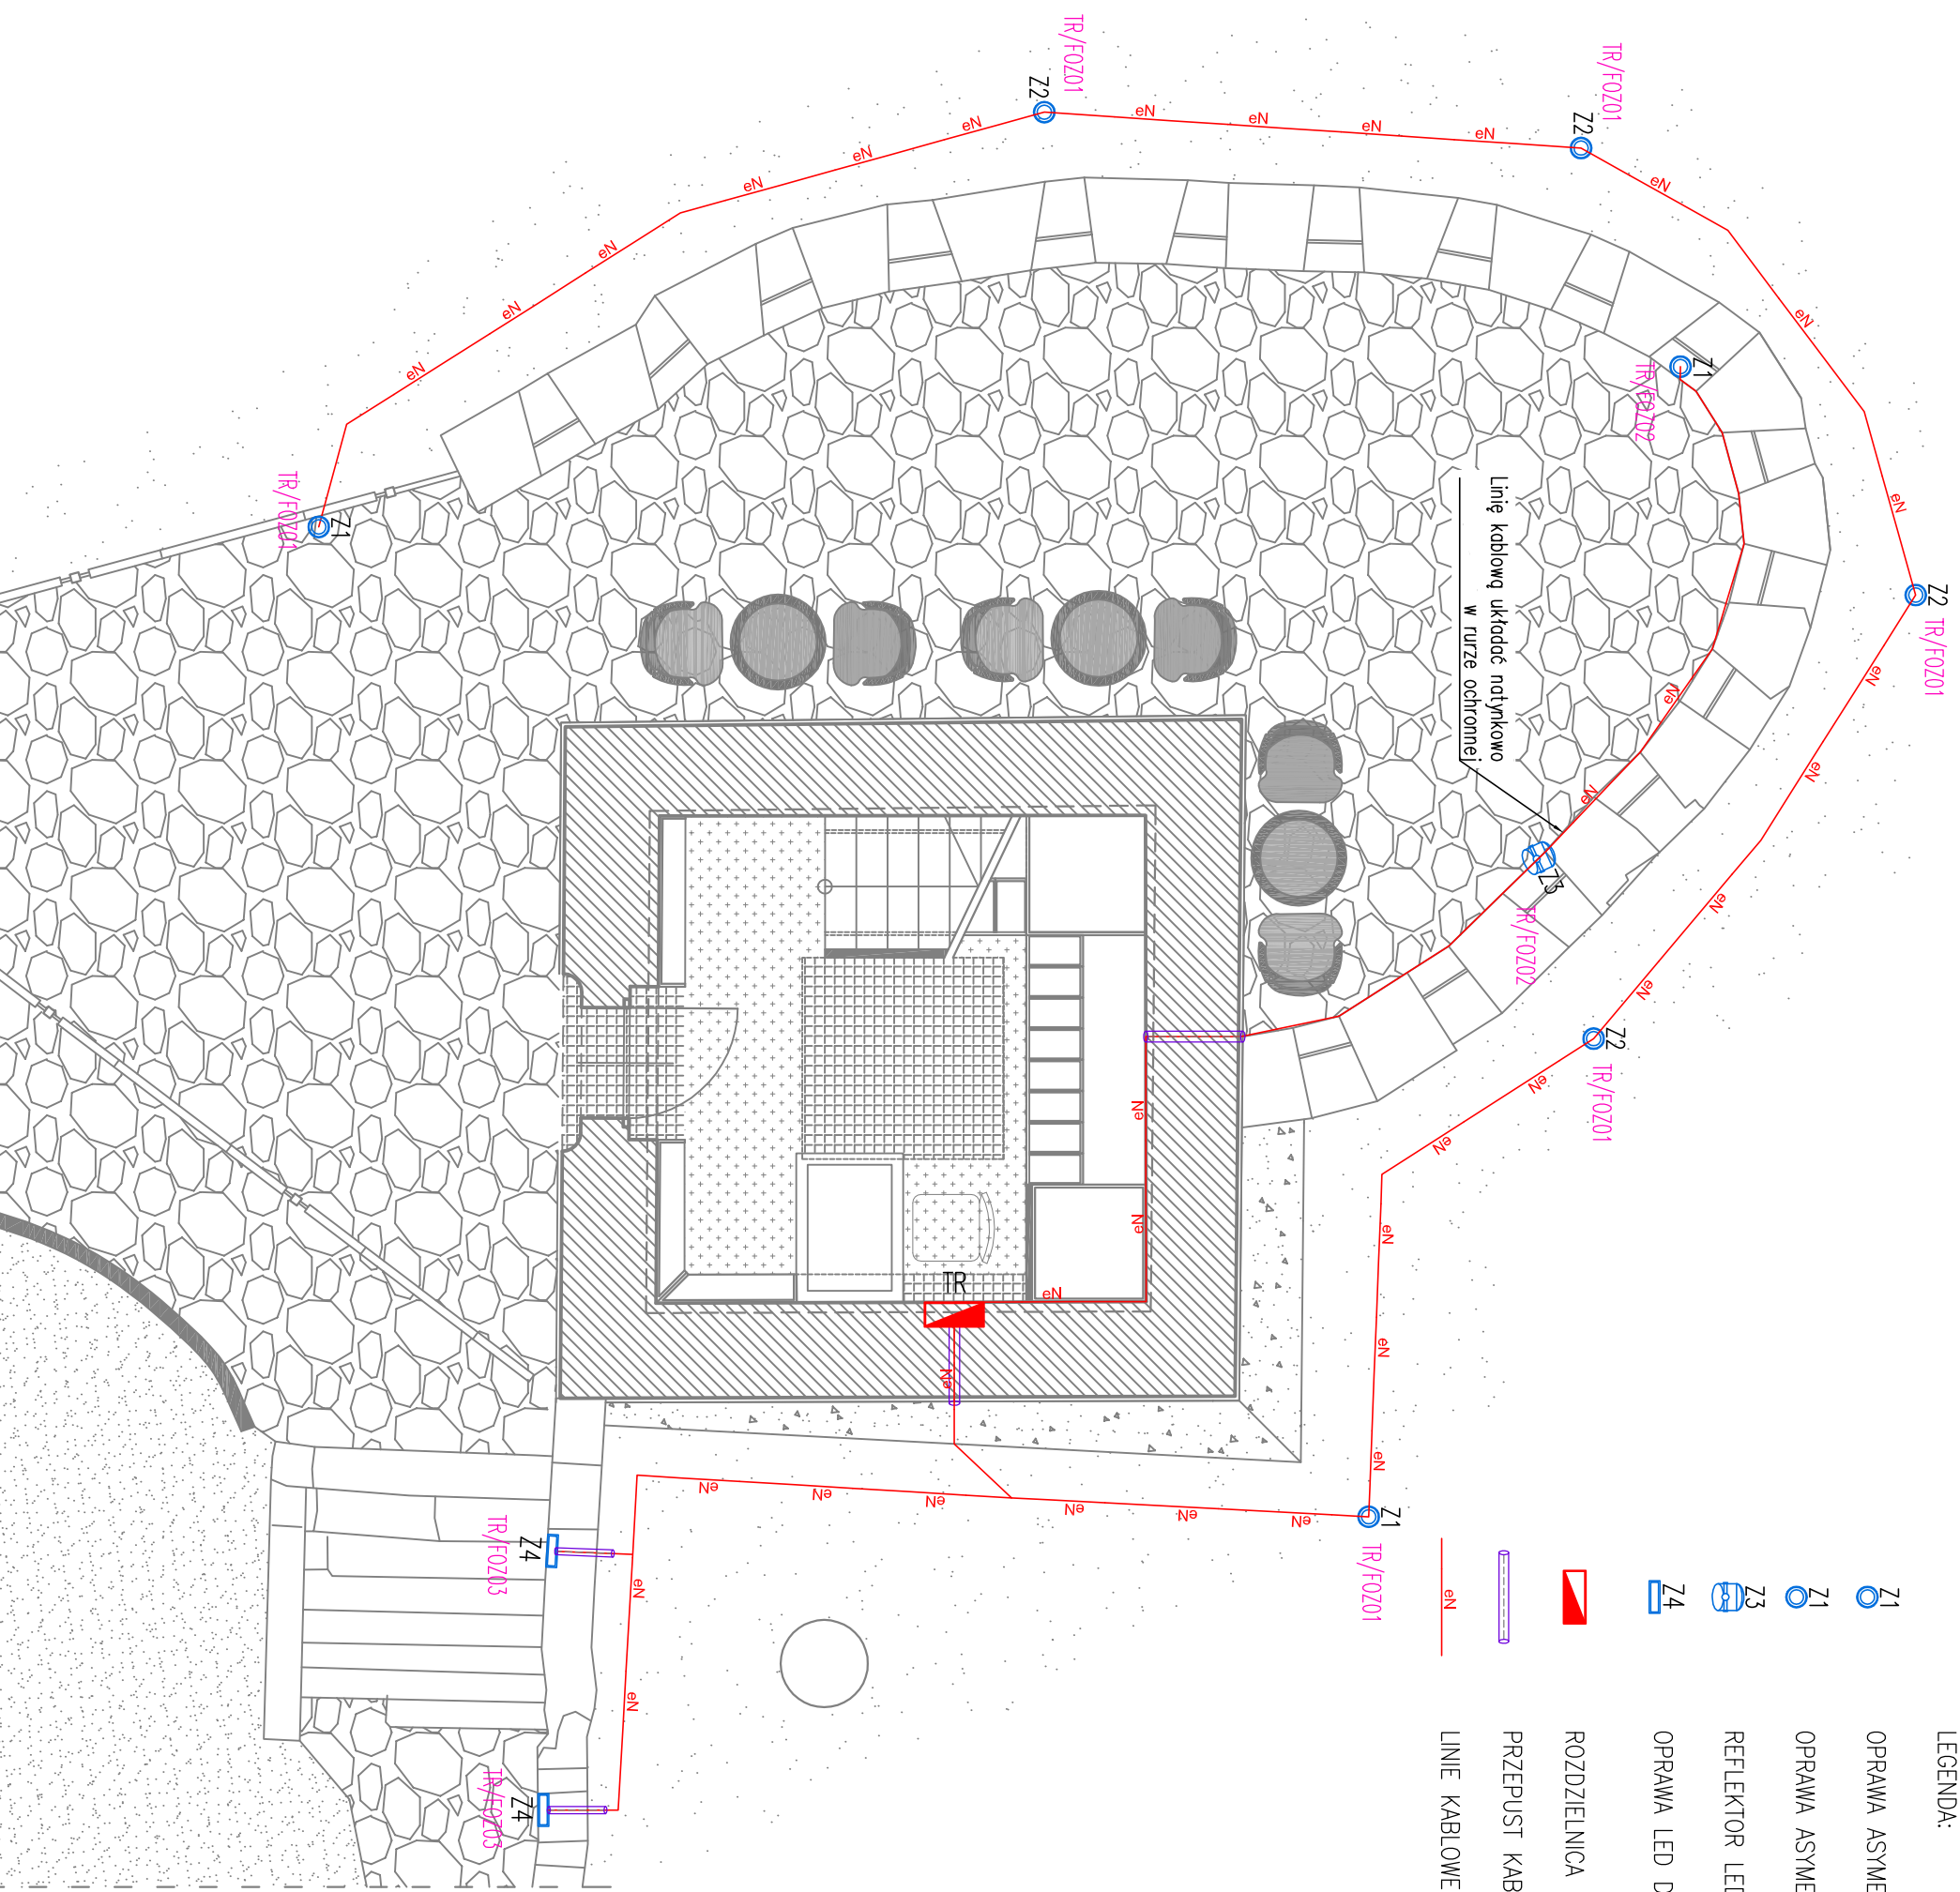

<div><div><div><div><div></div><div>MBM</div></div><div><div>rok założenia 1989</div></div></div><div><div>FIRMA KONSULTINGOWA I PROJEKTOWO-BADAWCZO-BUDOWLANA sp. z o.o.</div><div>ul.Wyścickiego 10/5 51-144 Wrocław</div><div>PRACOWNIA: ul. Pusa 95A/E 50-316 Wrocław</div><div>tel/fax 71 729 41 54, kom. 801 843 615, e-mail: mboni.firma@wp.pl, N KRS 000240997</div></div></div></div>			
Zadanie	REWITALIZACJA WIEŻY WIDOKOWEJ ANNA W PARKU ZDRÓJOWYM IM.		
Inwestycja	HENRYKA WIENIAWSKIEGO W SZCZAWNIE-ZDRÓJU		
Adres	SZCZAWNO-ZDRÓJ, dz. nr 678/2, Obręb nr 1		
Inwestor	UZDROWISKOWA GMINA MIEJSKA SZCZAWNO-ZDRÓJ UL. T. KOŚCIUSZKI 17, 58-310 SZCZAWNO-ZDRÓJ		
Stadium	PROJEKT WYKONAWCZY		
Nazwa rys WIEŻA WIDOKOWA "ANNA" - PLAN INSTALACJI ELEKTRYCZNYCH ZEWNĘTRZNYCH			
Instalacje elektryczne	mgr inż. Grzegorz DRELIŃ	SLK0605/PODE/04	projektant
Instalacje elektryczne	mgr inż. Jan KOSTRZANOWSKI	UAN-VIII-7342156/9	sprawdzający
Data	PAŹDZIERNIK 2016 r.	Skala 1:50	Nr rys. IE-101